


(FAKULTA UMĚNÍ A DESIGNU)

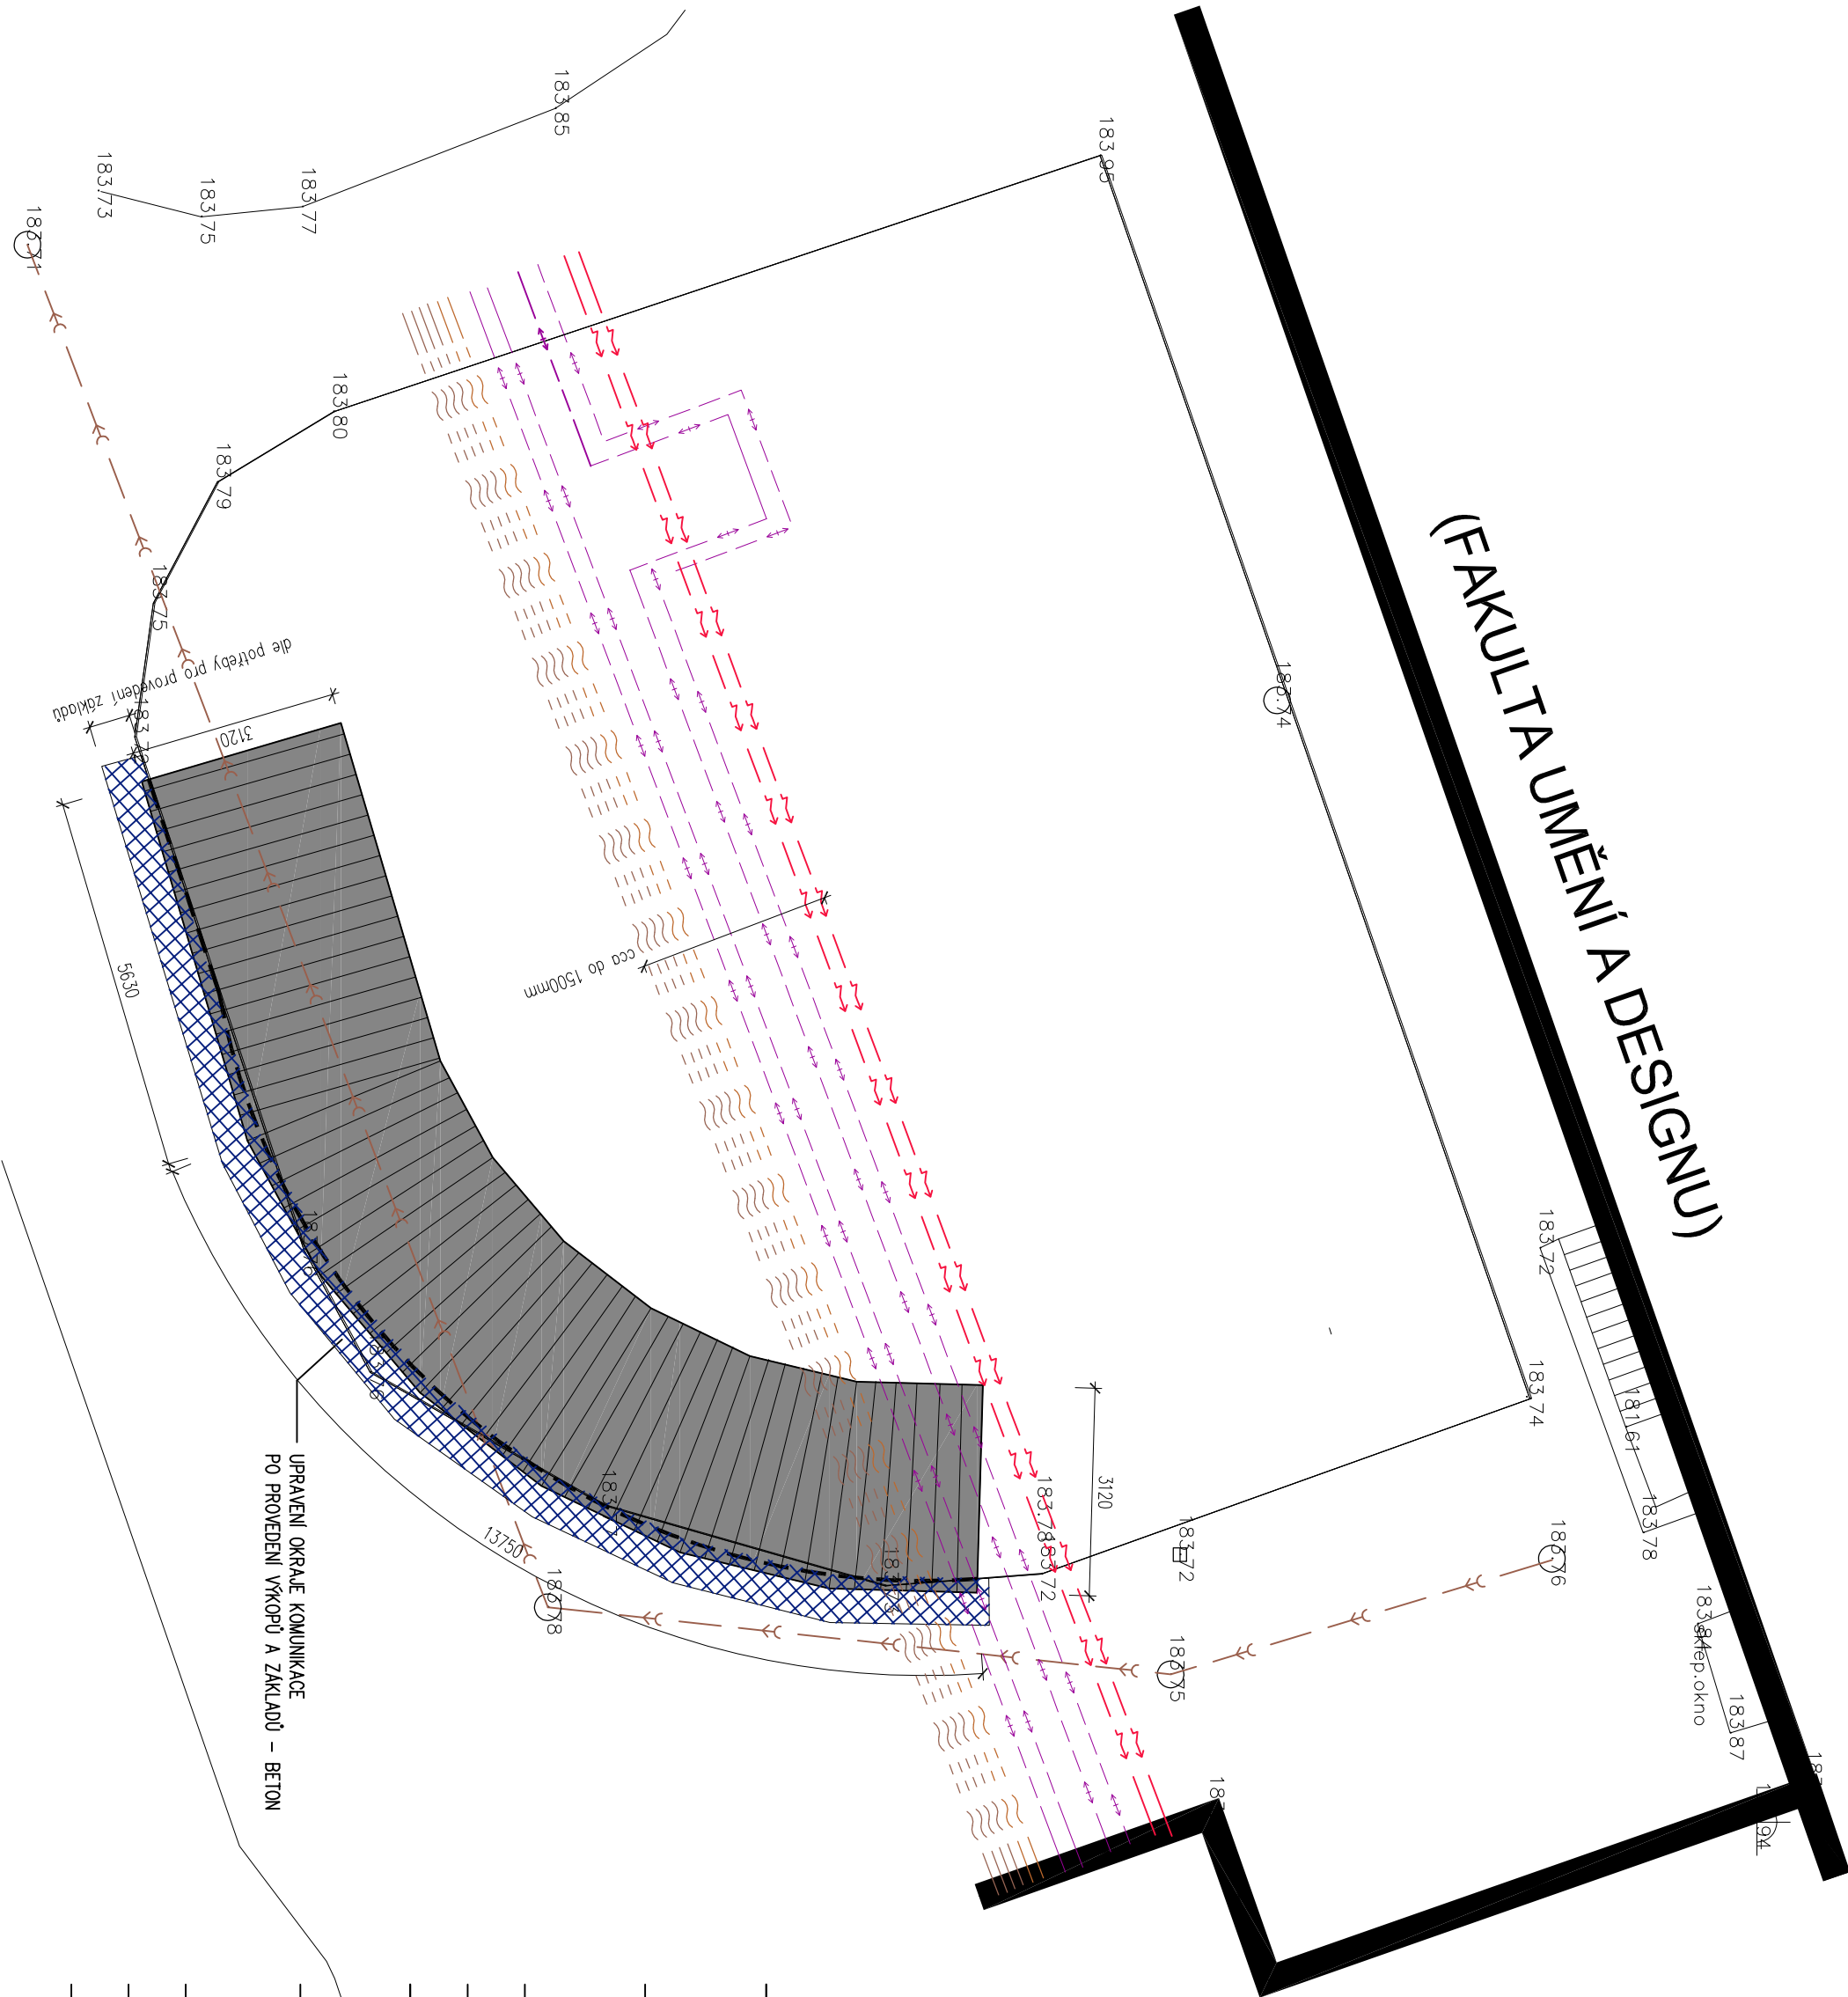


LEGENDA:

- CHRANIČKY STÁVAJÍCÍCH VEDENÍ
- NAVRŽENÝ PŘÍSTŘEŠEK PRO POPELNICE
- RUŠENÝ STÁVAJÍCÍ OBRUBNIK
- BOURANÁ ČÁST KOMUNIKACE
- TEPLOVOD
- NN KABELY
- optické kabely v chráničce hdpce 40mm
- KANALIZACE
- optické kabely v chráničce hdpce 40mm

POZNÁMKY:

- VEDENÍ STÁVAJÍCÍCH SÍTÍ JE NUTNĚ OVĚŘIT NA MÍSTĚ A PŘED ZAHÁJENÍM PRACÍ VYTÝČIT JEJICH PRŮBĚH
- VZHLEDEM K MNOŽSTVÍ SÍTÍ BUDOU VÝKOPY PROVÁDĚNY RUČNĚ
- PODKLADY NEODPOVÍDAJÍ SKUTEČNÉMU STAVU, ZAMĚŘENÍ NEBYLO PROVÁDĚNO. PROTO JE POTŘEBA DBÁT PŘI PROVÁDĚNÍ OPATRNOSTI A HLAVNĚ DAVAT POZOR NA STÁVAJÍCÍ SÍŤ. JEDNÁ SE O KABEL ELEKTRICKÉHO VEDENÍ, KTERÝ JE POTŘEBA PŘELOŽIT. V PŘÍPADĚ NEVHODNÉHO UMÍSTĚNÍ PŘÍSTŘEŠEK TROCHU POSUNOUT TAK, ABY VYCHÁZELY DO LEPŠÍHO MÍSTA. DÁLE POD PLÁNOVANÝM PŘÍSTŘEŠKEM PROCHÁZÍ KANALIZACE, KTEROU JE POTŘEBA OCHRANIT PROVEDENÍM VĚTŠÍ ROZNAŠEČÍ PLOCHY ZÁKLADU NAD KANALIZACÍ. TEPLOVODNÍ POTRUBÍ BUDE PŘED ZAPOČETÍM PRACÍ VYTÝČENO A ZÁKLADY PŘÍSTŘEŠKU BUDOU PROVEDENY TAK, ABY TOHO POTRUBÍ PŘEKRÁČOVALY VŠECHNY ÚPRAVY JE POTŘEBA PROJEKTOVAT A SCHVÁLIT PROJEKTANTEM.
- VÝŠKOVÉ OSAZENÍ BUDE ŘEŠENO NA MÍSTĚ, DLE ZAMĚŘENÍ NELZE URČIT

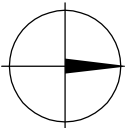

název akce PŘÍSTŘEŠKY NA TŘÍDĚNÝ ODPAD
– AREÁL ROZŠÍŘENÝ KAMPUS UJEP
V ÚSTÍ NAD LABEM

objednatel Univerzita J.E. Purkyně
Posteurova 3544/1
400 96 Ústí nad Labem

zhotovitel **atelieravn**
MASARKOVA 106/126, 400 01 ÚSTÍ NAD LABEM
Tel./Fax: 737 290 235, 475 601 888
E-mail: info@atelier-avn.eu

zodpovědný proj. Ing.arch. Vladimír Novák, aut. architekt ČKA

vyracoval Ing.arch. Eva Svobodová

oddlí dok. TECHNICKÉ ŘEŠENÍ
STANOVISŤE FUD

SITUACE

| | | | |
|-----------------|-----------|---------------|----------------|
| měřítko | 1:100 | stupeň | ÚZEMNÍ SOUHLAS |
| zakázkové číslo | 2001-17/S | číslo výkresu | 04 |
| datum | 07/2017 | | |