



## DETAIL ŠAČTY Š04

M 1:50

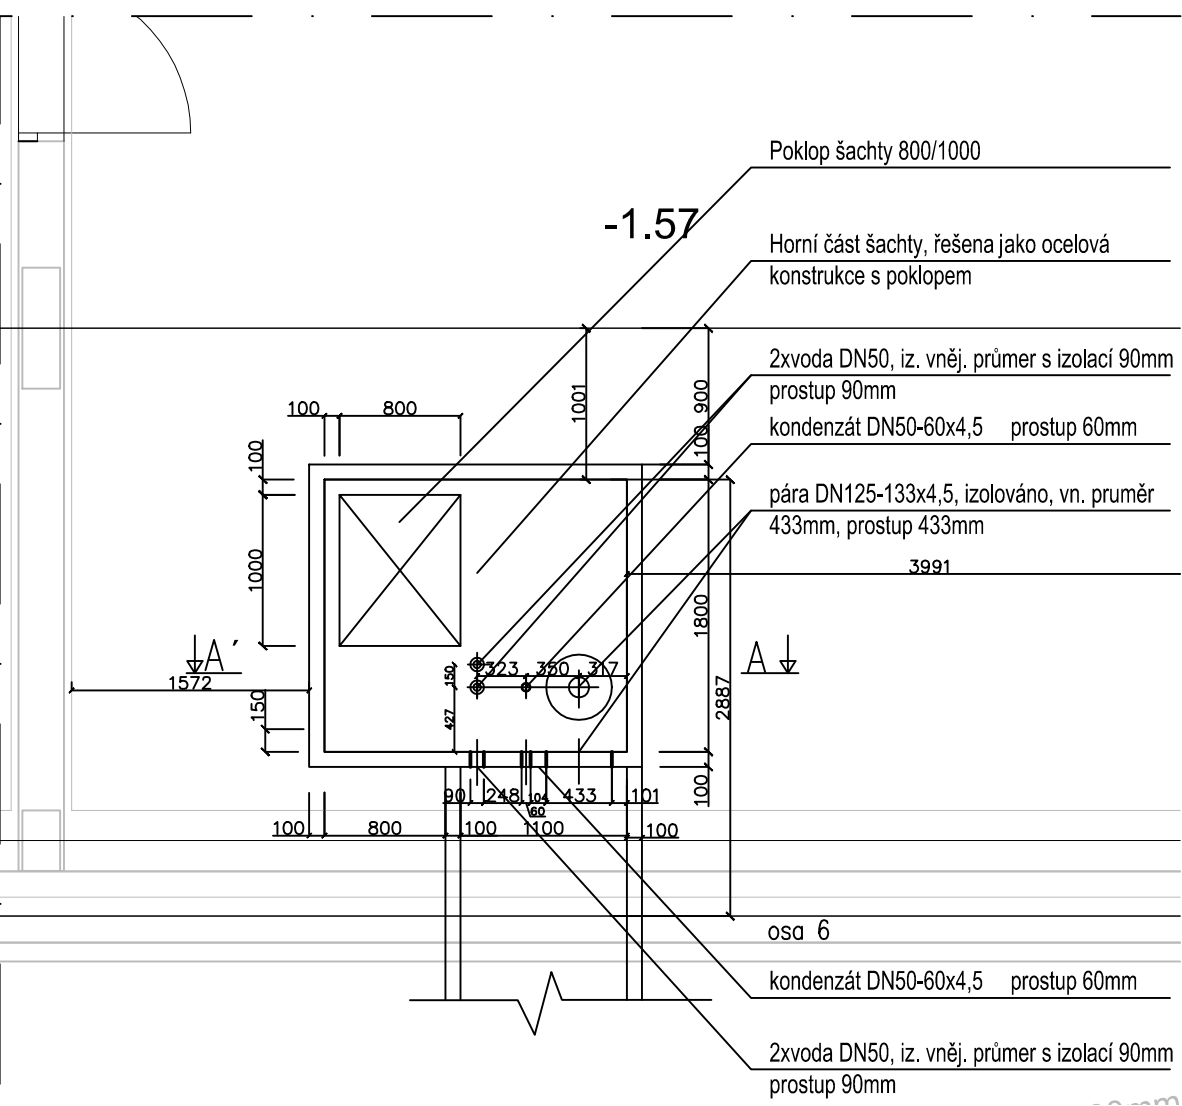

ŘEZ A-A'

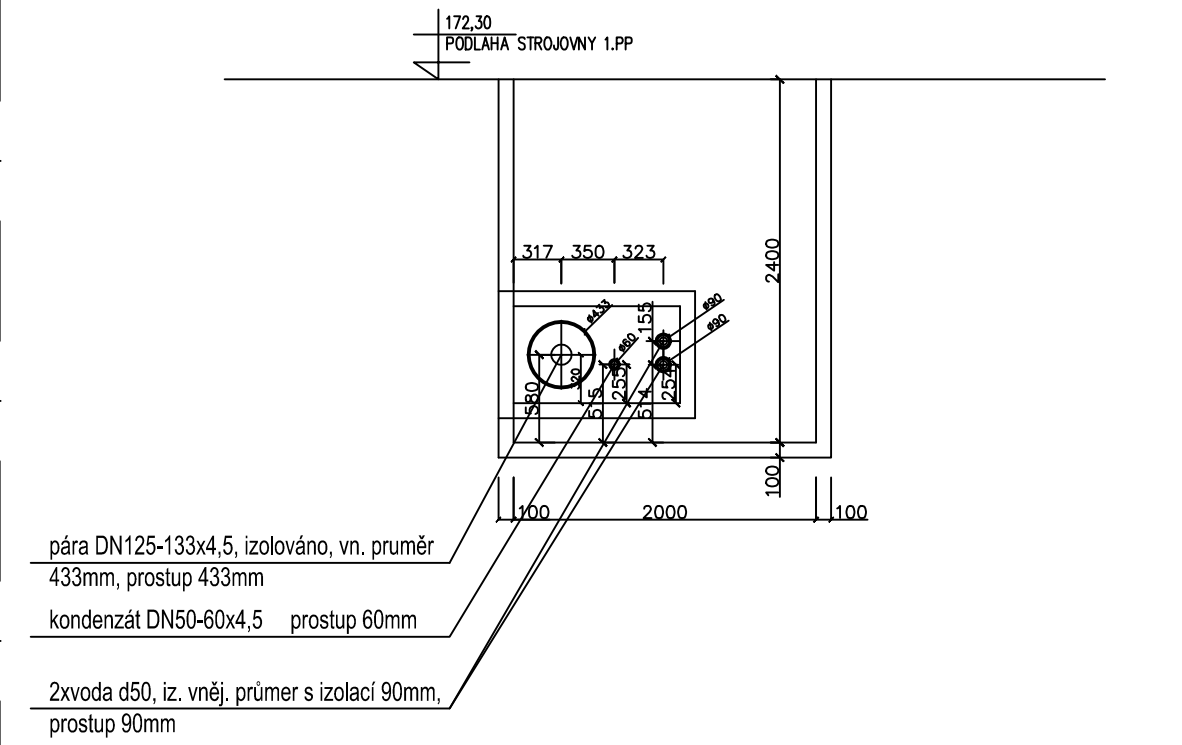

## ČÁST / A

## LEGENDA

	STÁVKACÍ PAROVODNÍ PŘÍPOJKA PRO 519/7
	NOVÁ PAROVODNÍ PŘÍPOJKA - KANÁLOVÉ VEDENÍ - SO 350
	KANALIZACE DEŠŤOVÁ
	VODOVOD
	VEŘEJNÉ OSVĚTLENÍ

**POZNÁMKA:**

- ZÁKRESY PODZEMNÍCH ZAŘÍZENÍ (SÍTÍ) NESLOUŽÍ JAKO VYTYČOVACÍ VÝKRES.
- PŘED ZAHÁJENÍM STAVEBNÍCH PRACÍ JE NUTNO ZAJISTIT JEJICH VYTYČENÍ A OZNAČENÍ PODLE PLATNÝCH PŘEDPISŮ.
- VÝŠKOVÉ KÓTY INŽENÝRSKÝCH SÍTÍ NEBYLY ZAMĚŘENY.

±0,000 = 175,800  
Souřadný systém: JTSK  
Výškový systém: BpV

KOOPERACE VE SPEC. PROFESI D.2.2 - SO 3500 PŘÍPOJKA PAROVODU			KTS-CZ, s.r.o. Závodu míru 578/5		KTS-CZ s.r.o.  Závodu míru 578/5, 360 17 Karlovy Vary tel./fax: 353 505 025 e-mail: kts-cz@kts-cz.cz
ZODP. INŽENÝR PROJEKTU Ing. Ondřej Kolína	VEDOUČÍ PROJEKTU Ing. Ondřej Kolína	ZPRACOVAL R.Ducháč	360 17 Karlovy Vary tel.: 353 505 025 kts-cz@kts-cz.cz		
<p>Partita a partner: s.r.o. autor návrhu, projekt. Tento výkres pokrývá ochrany dle zákona č. 121/2000 Sb. Originál tohoto výkresu a návrh řešení na něm založený jsou majetkem autorů, společnosti. Partita a partner: s.r.o. výkresy nesmí být, vyjma zřetelného účelu, pro nějž byl pořízen, používán a žádným jiným způsobem nerespektujícím ustanovení zákona č. 121/2000 Sb., nebo důstojnost stavebníka a autora projektů žádné jiné osobě.</p>					
AUTOR: prof. Ing. arch. Petr Pešek	VEDOUČÍ PROJEKTU: Ing. arch. David Vahala	VYPRACOVAL:  	KONTROLA:  		PELČÁK A PARTNER ARCHITEKTI  Partita a partner: s.r.o. Náměstí 28. října 17, Brno 602 02 CZ tel. +420 545 215 138; www.pelcak.cz; info@pelcak.cz
STAVEBNÍK: UNIVERZITA JANA EVANGELISTY PUKRYNÝ VÝSTĚH NA LABEM Pastýřova 1, 400 96 Ústí nad Labem 400 96 Ústí nad Labem 400 96 Česká republika		MISTO STAVBY: Kampus UJEP Pastýřova 1 400 96 Ústí nad Labem			
NÁZEV ZAKÁŽKY:  CENTRUM PŘÍRODOVĚDNÝCH A TECHNIČKÝCH OBORŮ (CPTO) H. č. 456: 133021V0002203					
STUPEŇ PROJEKTOVÉ DOKUMENTACE: DOKUMENTACE PRO PROVÁDĚNÍ STAVBY OBJEKT: SO 3500 - PŘÍPOJKA PAROVODU ČÁST - PROFESIE: D.2.2 - PŘÍPOJKA PAROVODU			ČÍSLO ZAKÁŽKY: 121  DATUM: prosinec 2016  MĚŘÍTKO: 1:100  PARE:		
DOKUMENT - VÝKRES: SITUACE - KANÁL - PŘÍPOJKA PAROVODU - DN 125			ČÍSLO VÝKRESU: D.2.2.b.07  REVIZE:		