


lékárnička

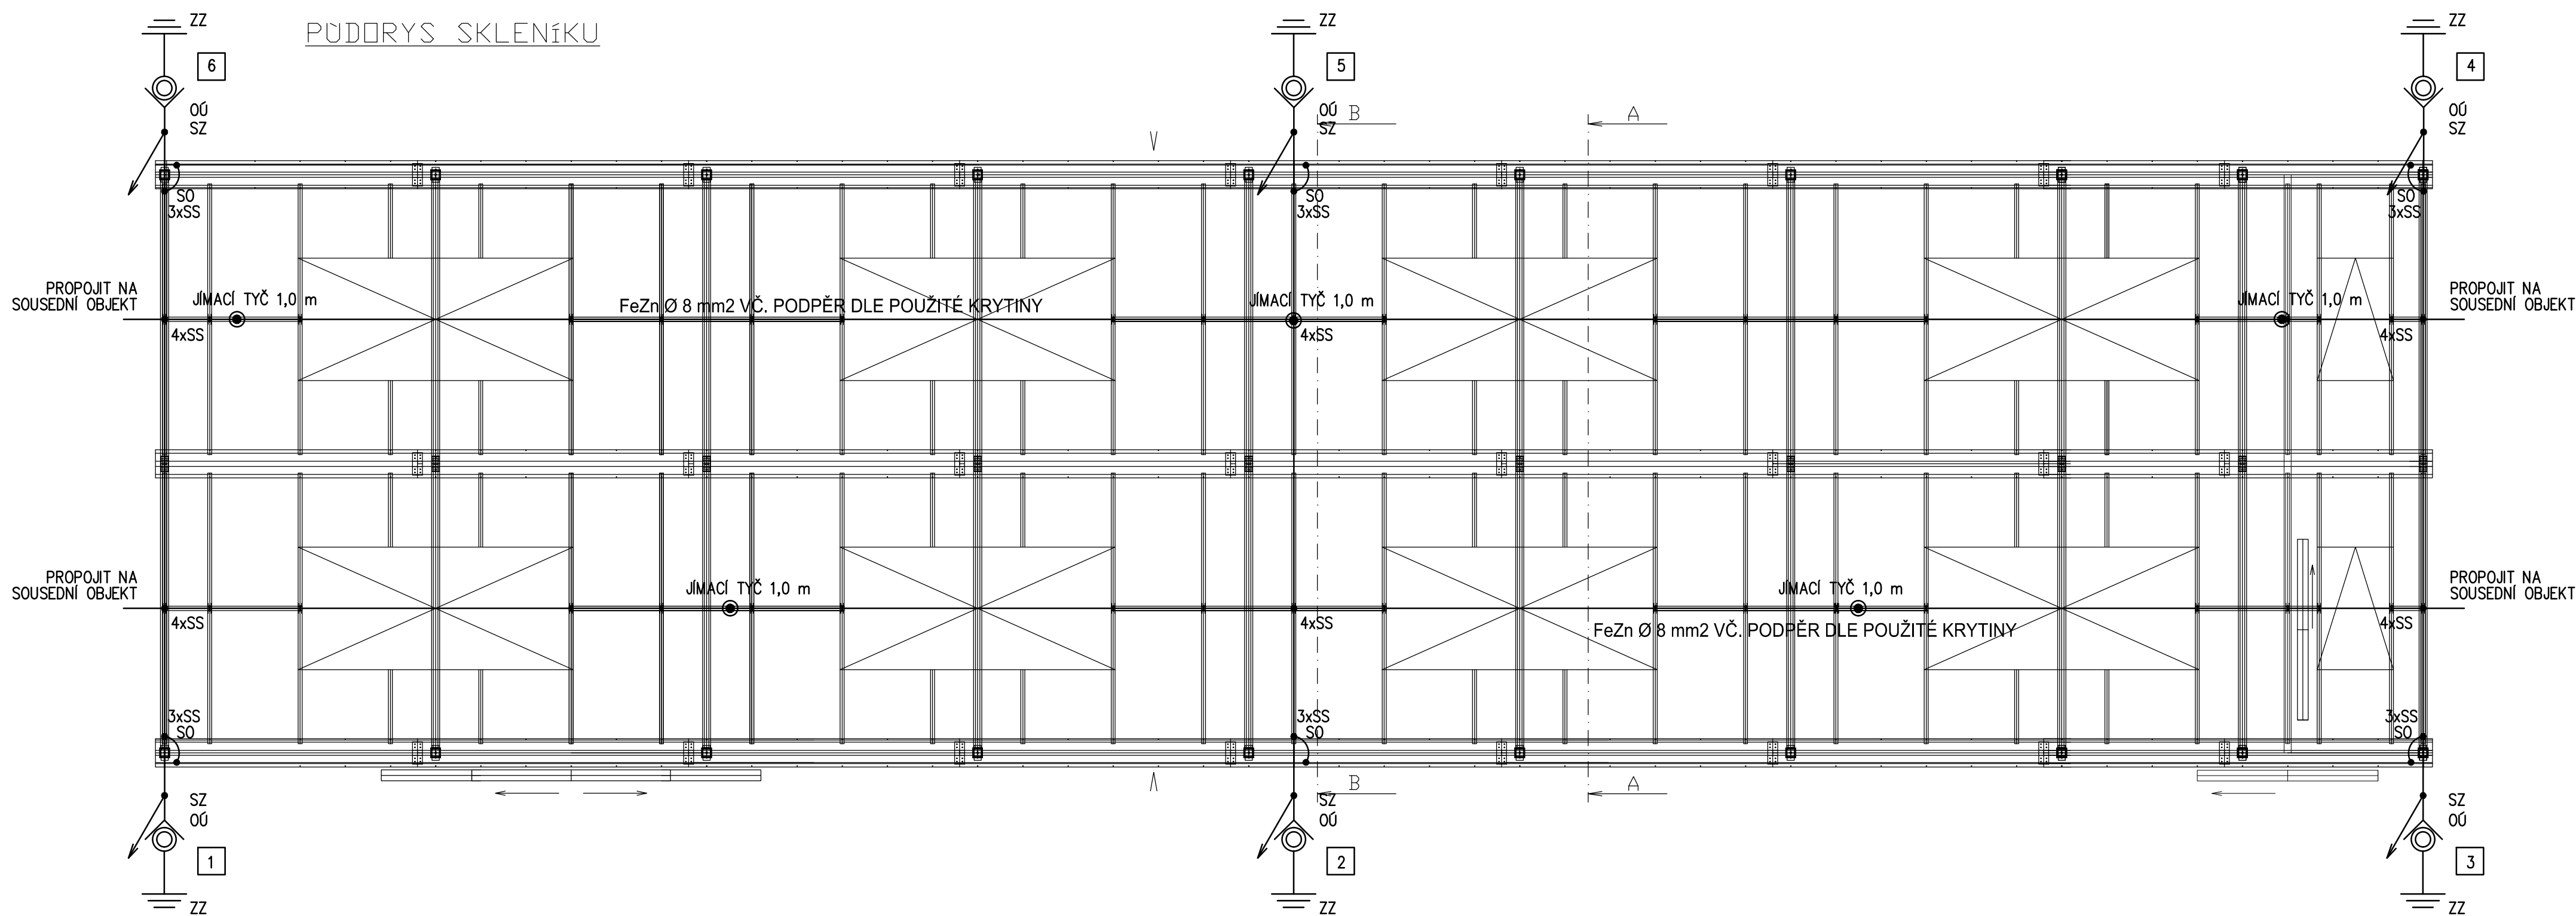

LEGENDA :

SZ Svorka zkušební
OÚ Ochranný úhelník
ZZ Základový zemník
SO Svorka okapová
SS Svorka spojovací
Jímač
● Hromosvodový jímač


5 Označovací štítek hromosvodového svodu
5

K JIMACÍMU VEDENÍ HROMOSVODU BUDOU PŘIPOJENY VEŠKERÉ KOVOVÉ PŘEDMĚTY
OSAZENÉ NA STŘEŠE.


PROVEDENÍ HROMOSVODU BUDE PROVEDENO DLE ČSN EN 62 305 A UZEMNĚNÍ DLE
ČSN 33 20 00 – 5 – 54ed1, čl. 542.2.

OCHRANNÁ ÚROVEŇ : LPL III
TŘÍDA OCHRANY PŘED BLESKEM : LPS III

ORIENTACE OBJEKTU

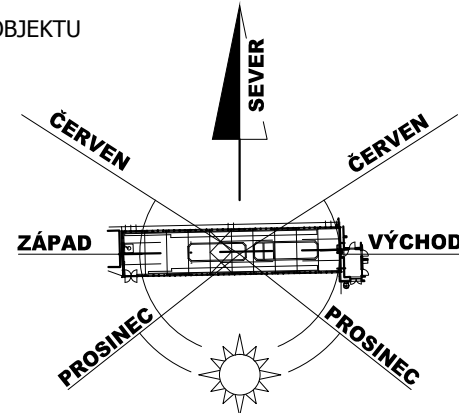

VÝŠKOVÉ OSAZENÍ OBJEKTU

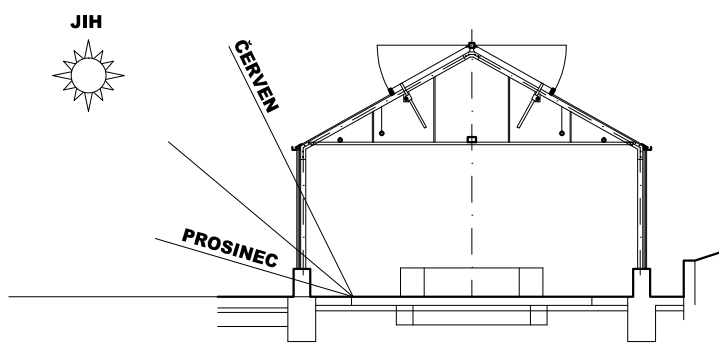

±0,000 = podlaha 1.NP

Podpis zodpovědné osoby:

Razítko zodpovědné osoby:

Verze číslo: 01.00

Číslo paré:

Ze dne: 22. 6. 2016

STAVBA:

Rekonstrukce skleníku PŘF UJEP

Druh stavby - Stavební úpravy / přestavba

Místo - Skleník botanické zahrady UJEP - p.p.č. 1514/22, 1514/7, k.ú. Klíše (775053), Ústí nad Labem

INVESTOR:

Univerzita Jana Evangelisty Purkyně v Ústí nad Labem

Adresa - Pasterova 3544/1, Ústí nad Labem-centrum, 40001 Ústí nad Labem

PROJEKTANT:

Vedoucí projektant
Vyraboval
Návrh stavby
Kontroloval

Vladislav Kašper
ING. JIŘÍ ŠIMURDA
Vladislav Kašper
Vladislav Kašper

IDP
spol. s r.o.
STAVEBNÍ SPOLEČNOST

Fabiána Pulíře 117/4
Ústí nad Labem, 400 01
Tel. fax. 475 201 029
mob. 605 270 859

PROJEKTOVÁ DOKUMENTACE:

Zč - 22-16

Stupeň dokumentace - jednoduchá dokumentace

Datum - 06. 2016

D.1 - STAVEBNÍ OBJEKT

D.1.04.1 - ELEKTROINSTALACE, HROMOSVOD, MaR

NÁZEV VÝKRESU

STŘECHA - HROMOSVOD

Měřítko

1:50

Číslo výkresu

05