



LEGENDA ZNAČEK:

- XC zásuvka jednonásobná ~230V/16A v jednorámečku s přep. ochranou
- > vývod 1f dle popisu (volný konec min. 2m)
- o krabicová rozvodka
- kabelové vedení – kabel CYKY–J 3x1,5 (pod omítkou)
- kabelové vedení – kabel CYKY–J 3x2,5 (pod omítkou)
- snímač pohybu pro osvětlení (krytí IP44)
- tablo přístupového a komunikačního systému

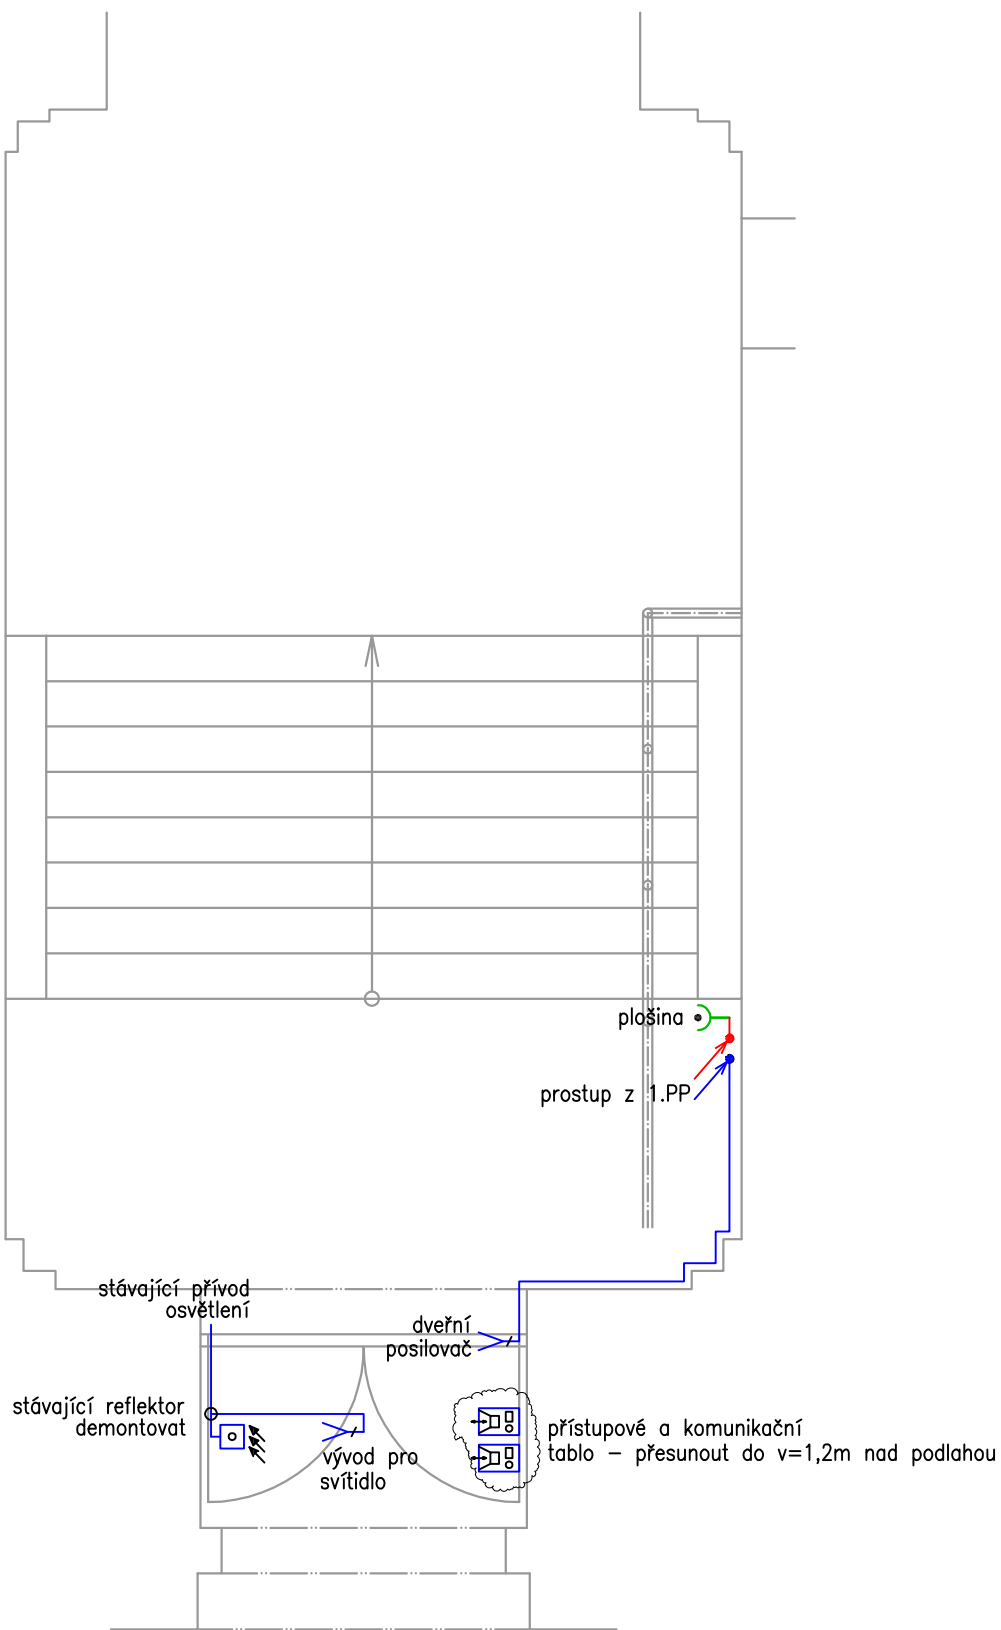

DOPLNĚNÍ DO ROZVADĚČE

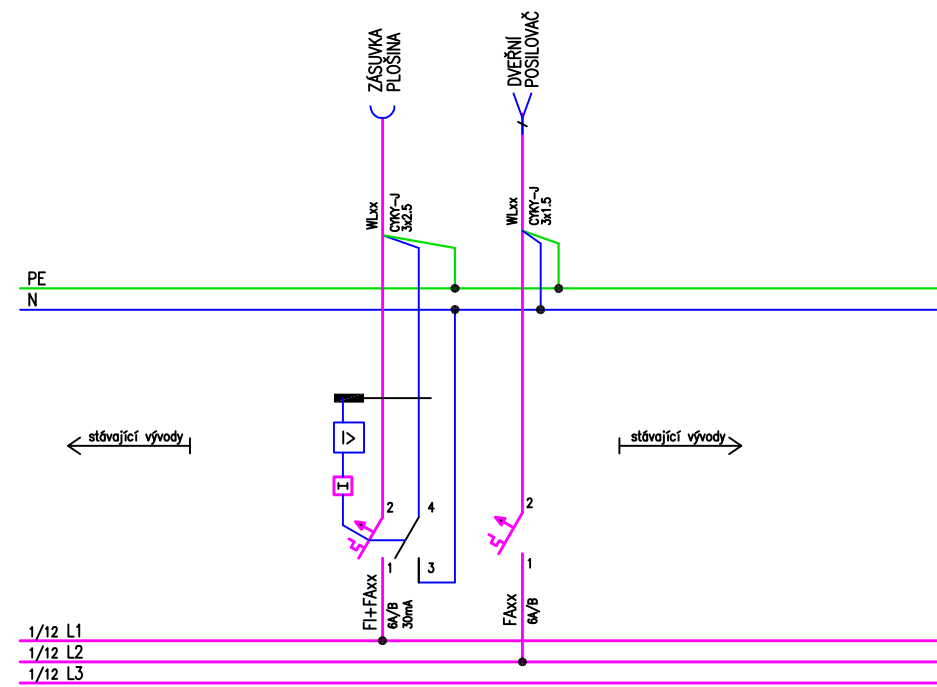

NAPĚŤOVÁ SOUSTAVA: 3NPE ~50Hz, 230/400V TN–C–S
OCHRANA PŘED ÚRAZEM ELEKTRICKÝM PROUDEM:
AUTOMATICKÝM ODPOJENÍM OD ZDROJE, POSPOJOVÁNÍM
A PROUDOVÝM CHRÁNIČEM DLE ČSN 33 2000–4–41 ed.2

revize: 0

POZNÁMKY:

- PŘÍVODY PRO ZÁSUVKU PLOŠINY A POSILOVAČ DVEŘÍ BUDOU PROVEDENY Z HLAVNÍHO ROZVADĚČE OBJEKTU V 1.PP
- TRASA POVEDE PROSTUPEM DO 1.PP, POD OMÍTKOU V MÍSTNOSTI NA HLAVNÍ CHODBU A DÁLE CHODBOU NAD PODHLEDY K ROZVADĚČI

Elektro Bohuněk			ČKAIT 0402248
Bc. Pavel Bohuněk, Neštěmická 27, 400 07 Ústí n.L.			IČO: 02229366
Vypracoval:	Bc. Pavel Bohuněk		DraftSight V1R5
Kontroloval:	Patrik Schoř		Formát: A3
			Stupeň: DPS
Investor:	Univerzita J. E. Purkyně Pasteurova 3544/1, 400 96 Ústí nad Labem		Datum: 02/2018
Akce:	OBJEKT MOSKEVSKÁ FSE SO 01 ÚPRAVA VSTUPU DO OBJEKTU		
Místo:	Objekt FSE, Moskevská ul., Ústí nad Labem		Měřítko: 1:50
Část:	D 1.4 Zařízení silnoproudé a slaboproudé elektrotechniky		Zak.č.: P18006b
Název:	ÚPRAVA VSTUPU DO OBJEKTU – situační schéma elektroinstalace		Výkres č.: 2.01