


ŠACHTA  
2.39 - 4.05

ŠACHTA  
1.03 - 4.08

ŠACHTA  
3.49

ŠACHTA  
0.21 - 1.03

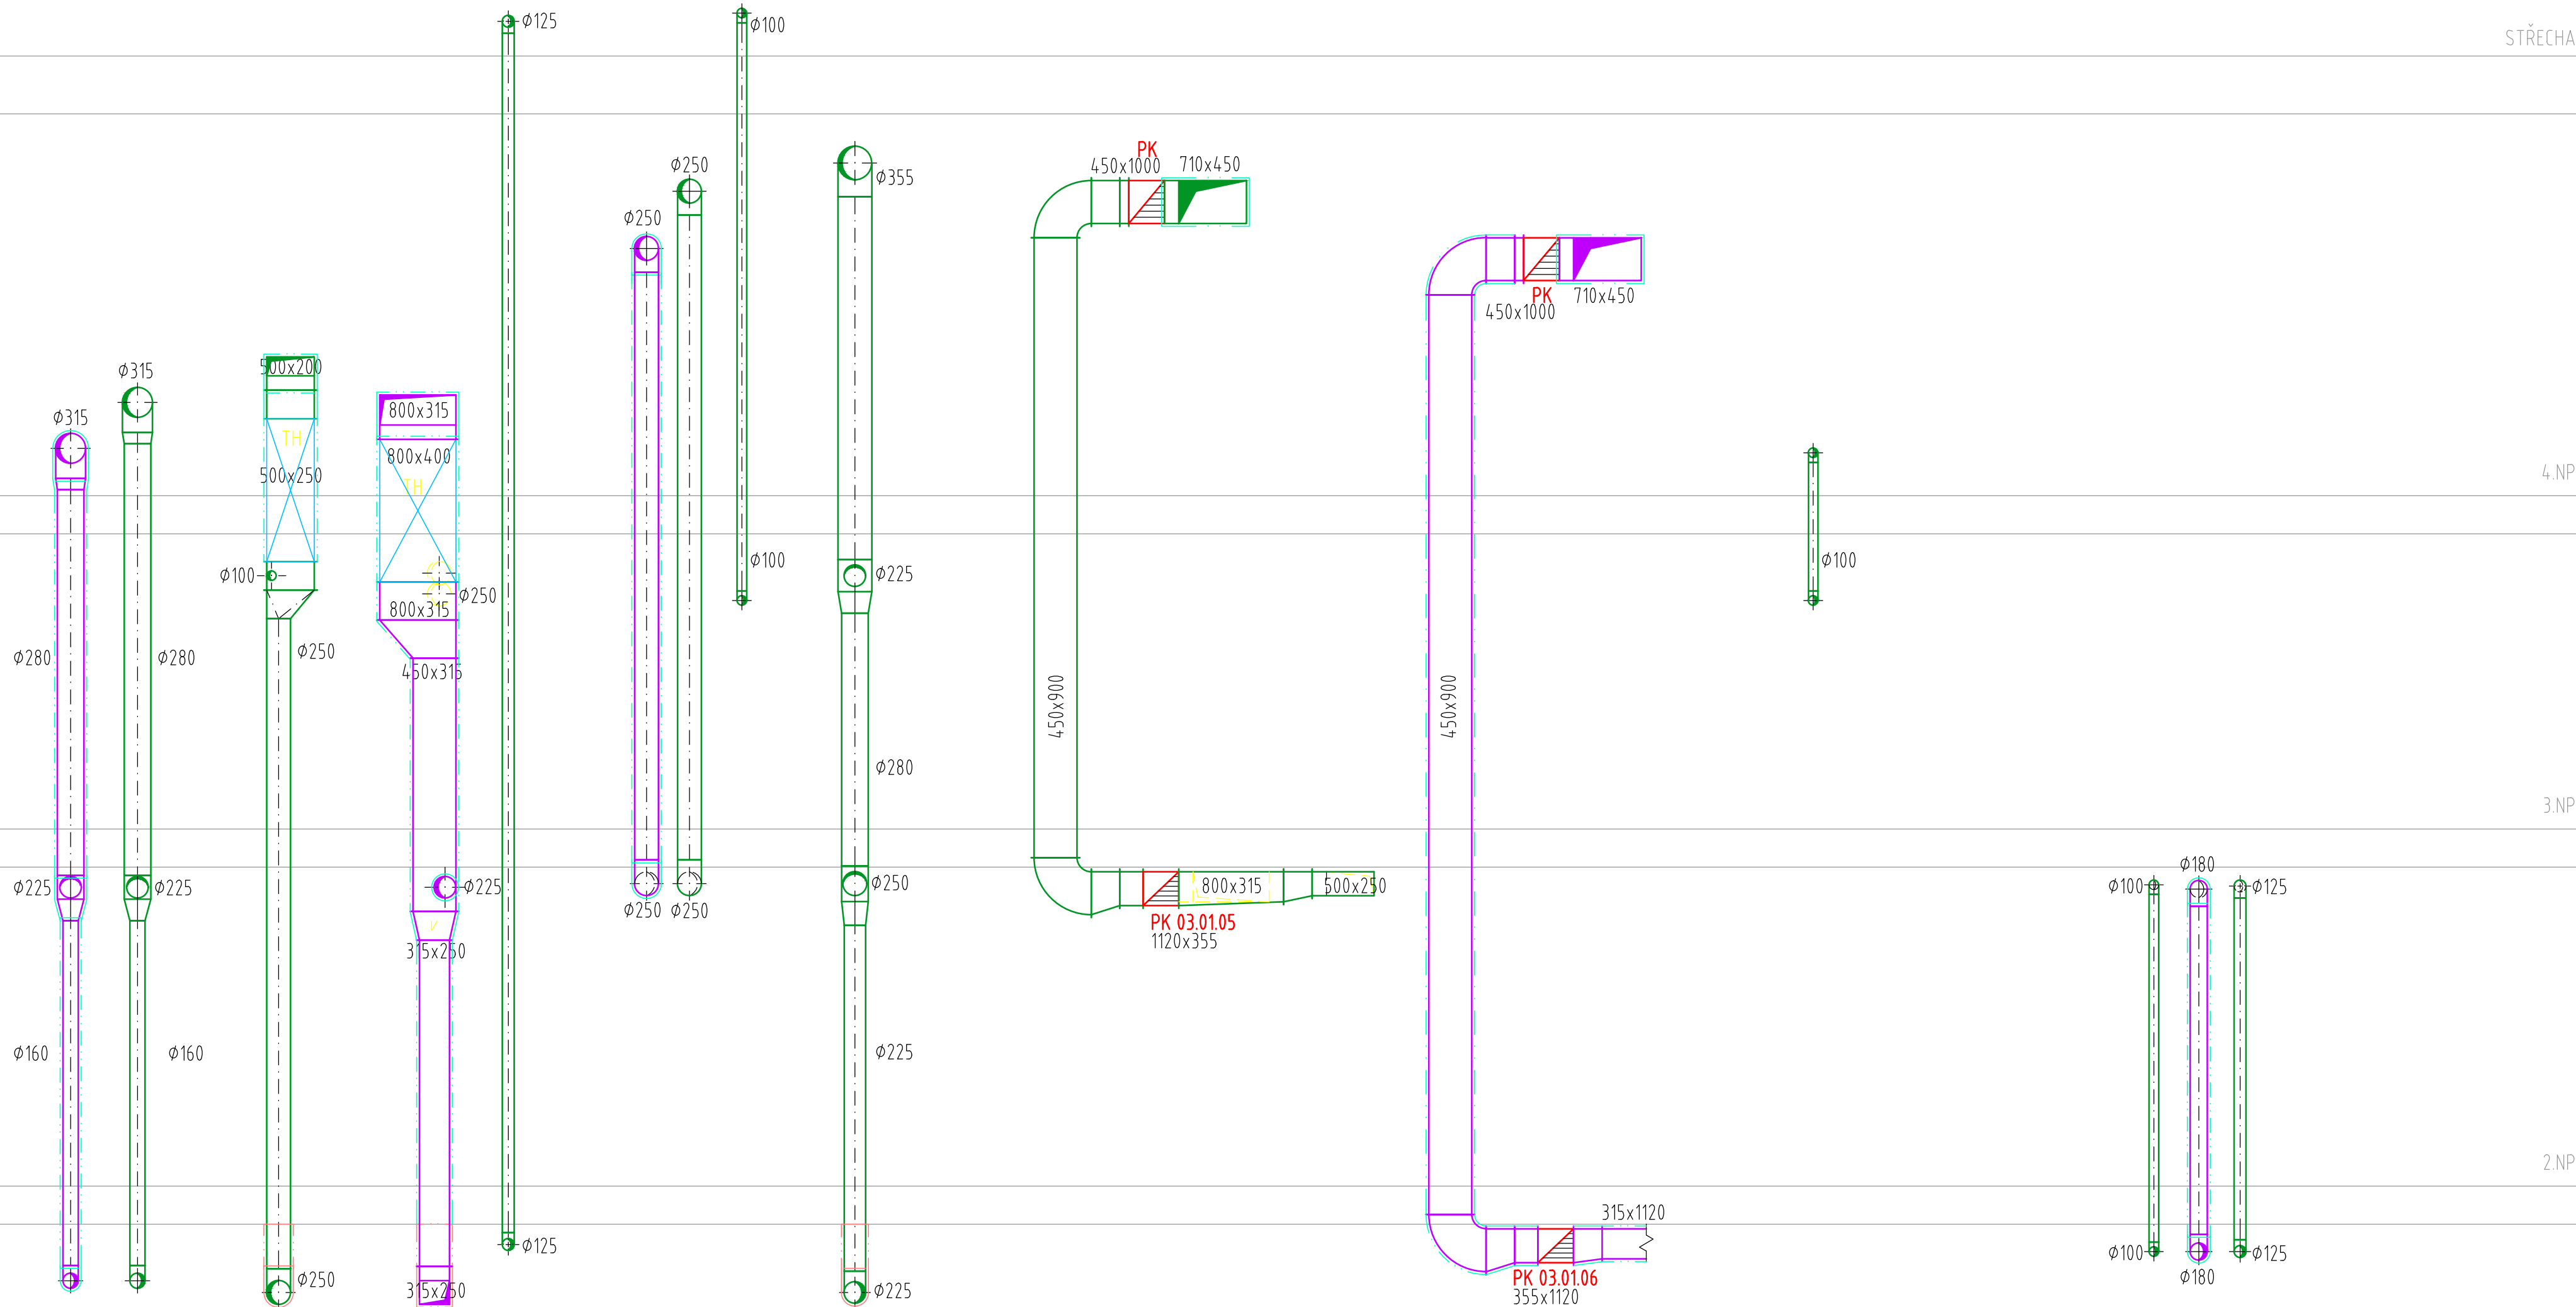

POZNÁMKA:

- KOORDINACE S OSTATNÍMI INSTALACEMI A SE STAVBOU VIZ. KOORDINAČNÍ VÝKRESY VŠECH PROFESÍ
- POLOHY KONCOVÝCH PRVKŮ VZT V PODHLEDECH VIZ. KOORDINAČNÍ VÝKRESY PODHLEDŮ
- PŘECHODOVÉ TVAROVKY DOMĚŘIT PŘI MONTÁŽI
- PŘED ZAPOČETÍM MONTÁŽE PROVÉST KONTROLU PŘÍPRAVENOSTI A KOORDINACÍ S OSTATNÍMI PROFESEMI!
- POTRUBÍ VZDUCHOTECHNIKY ZAVĚŠENO NA ZÁVĚSY KOTVENÉ DO STROPU KONSTRUKCE
- VEŠKERÉ ODVODY BUDOU OPATŘENY NÁBĚHOVÝM PLECHEM

VÝŠKOVÝ SYSTÉM BpV

SOUŘADNICOVÝ SYSTÉM S-JTSK

Změna:	Název změny:	Datum:	Provedl:	Podpis:	

Investor: <b>Univerzita Jana Evangelisty Purkyně</b> <b>Pastouřova 3544/1</b> <b>400 96 Ústí nad Labem</b>	<b>UNIVERZITA J. E. PURKYNĚ V ÚSTÍ NAD LABEM</b> 
---	--

<b>METROPROJEKT Praha a.s.</b> nám. I. P. Pavlova 2/1786 120 00 Praha 2 generální ředitel: Ing. David Krása tel.: +420 296 154 105 www.metroprojekt.cz info@metroprojekt.cz	<b>METROPROJEKT</b>	Souprava číslo:
---	---------------------	-----------------

HIP: Ing. Pavel Burian tel.: +420 296 154 236 Stupeň: DPS	Podpis: Název a účel díla: <b>U21 – Dobudování Fakulty strojního inženýrství v Kampusu UJEP - CEMMTECH (Centrum materiálů, mechaniky a technologií) - Nová výstavba výukových prostor</b>
--	---

Zpracovatelský útvar: <b>Subitech s.r.o.</b> tel.: +420 605 907 491 Vedoucí útvaru: Ing. Petr Šubrt	Název části díla: <b>Technika prostředí staveb VZT a chlazení</b>	D.1.4.2
---	--	---------

Odpovědný projektant: Ing. Tomáš Marek	Podpis:	Název přílohy:	Změna:
Vypracoval: Ing. Jan Urban	Podpis:	Detaily stoupaček	-
Skart. znač.: V20/2039	Datum: 12/2018	Číslo příl.:	008
Formát: 8xA4	Měřítko: 1 : 50	ČD:	18 7303 003 03 70 60