


TABULKA MÍSTNOSTÍ		
Č.M.	NÁZEV MÍSTNOSTI	PLOCHA [m²]
1.01	VÝTĚH	2,54
1.02	VÝTĚH	4,56
1.03	SÁCHA	2,40
1.04	SÁCHA	1,83
1.05	SCHODISTOVÁ HALA	49,31
1.06	HAJČOVÉ SCHODIŠTĚ	15,54
1.07	CHODBA	94,82
1.08	ZADVĚŘ	5,87
1.09	OPLOČENOVÁ ZONA	49,25
1.10	NEOBSAZENO	
1.11	NEOBSAZENO	
1.12	LABORATOR DESTRUKTIVNÍHO ZKOUŠENÍ MATERIÁLŮ	116,03
1.13	SKLAD	5,63
1.14	LABORATOR TERMOMECHANIKY	108,84
1.15	LABORATOR ODMĚSTVY IHI	102,45
1.16	LABORATOR TEPLOTAČNÍHO PROCESU, SLEVNÍ A SVAŘOVÁNÍ	203,23
1.17	LABORATOR PŘEVODU, MECHANISMA A ČÁSTI STROJŮ	11,53
1.18	LABORATOR PŘEVODU, MECHANISMA A ČÁSTI STROJŮ	84,07
1.19	SKLAD ČÁSTI STROJŮ	5,56
1.20	LABORATOR PŘEVODU, MECHANISMA A ČÁSTI STROJŮ	3,94
1.21	LABORATOR PŘEVODU, MECHANISMA A ČÁSTI STROJŮ	1,87
1.22	LABORATOR PŘEVODU, MECHANISMA A ČÁSTI STROJŮ	26,77
1.23	SKLAD NÁŘADÍ	6,84
1.24	RECEPCE A REPRODUKCE	17,98
1.25	PŘEDSÍN ZAMĚSTNANÝCH	3,21
1.26	WC ZAMĚSTNANÝCH	2,42
1.27	SÁCHA	7,66
1.28	PŘEDSÍN ŽENY	5,71
1.29	CHODBA ŽENY	2,61
1.30	WC ŽENY	1,35
1.31	WC ŽENY	1,35
1.32	WC MUŽŮ	5,51
1.33	WC MUŽŮ	6,48
1.34	WC MUŽŮ	5,63
1.35	WC MUŽŮ	1,41
1.36	WC MUŽŮ	4,09
1.37	SÁCHA	0,77
1.38	OPLOČENÍ	10,57
1.39	PROZRAČNÉ SKLAD	5,81
1.40	SKLAD LABORATORŮ	10,64
1.41	SKLAD LABORATORŮ	107,18

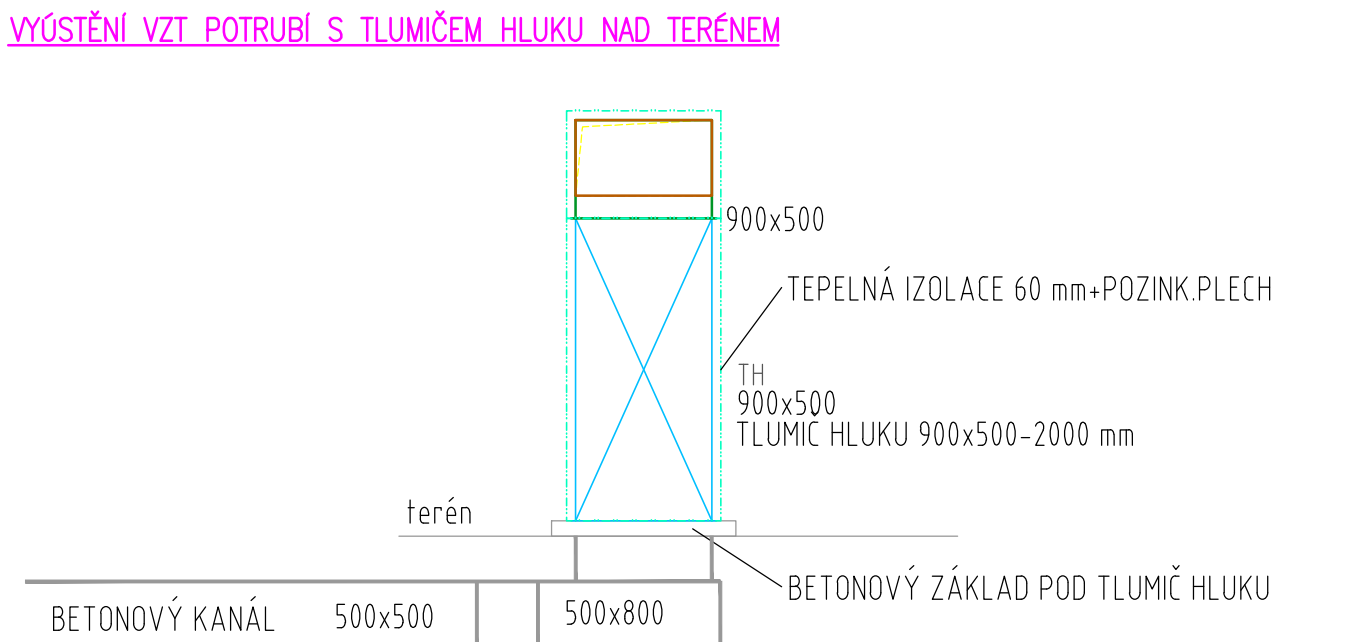

VÝŠKOVÝ SYSTÉM Bvp		SOUDRNICOVÝ SYSTÉM S-JTSK	
Změna:	Název změny:	Datum:	Provedl:
Investor: Univerzita Jana Evangelisty Purkyně Pasturova 354/1 400 96 Ústí nad Labem		UNIVERZITA J. E. PURKYNĚ V ÚSTÍ NAD LABEM	
METROPROJEKT Praha a.s. nám. J. P. Pavlova 2/1786 120 00 Praha 2 generální ředitel: Ing. David Krása tel.: +420 296 154 105 www.metroprojekt.cz info@metroprojekt.cz		Seznam dílců: Ing. Pavel Burian tel.: +420 296 154 236 DSP	
Zpracovatelství dílců: Subítech s.r.o. tel.: +420 605 907 491 Ing. Petr Šubrt		Název dílců: U21 – Dobudování Fakulty strojního inženýrství v Kampusu UJEP - CEMMTECH (Centrum materiálů, mechaniky a technologií) - Nová výstavba výukových prostor	
Výrobce dílců: Ing. Tomáš Marek Ing. Jan Urban V20/2039 18x44		Název dílců: Technika prostředí staveb VZT a chlazení Půdorys 1.NP	
Dátum: 12/2018 Měřítko: 1 : 50		D.1.4.2 Číslo příl.: 003	
18		7383	
003		03	
70		60	