




PŮDORYS PROSTUPU PAROVODNÍ PŘÍPOJKY
PROSTUP DO ARMATURNÍ ŠACHTY / OBJEKTU ZÁSTAVBY

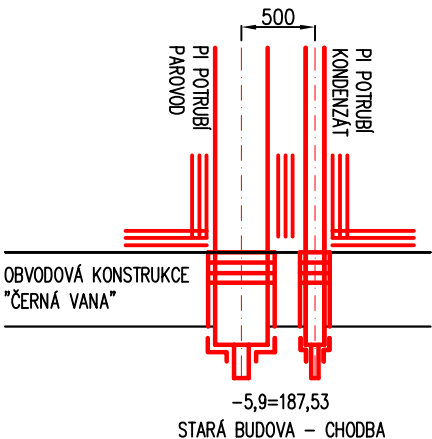


PODELNÝ ŘEZ POTRUBÍM PAROVODU - PROSTUP DO ZÁSTAVBY

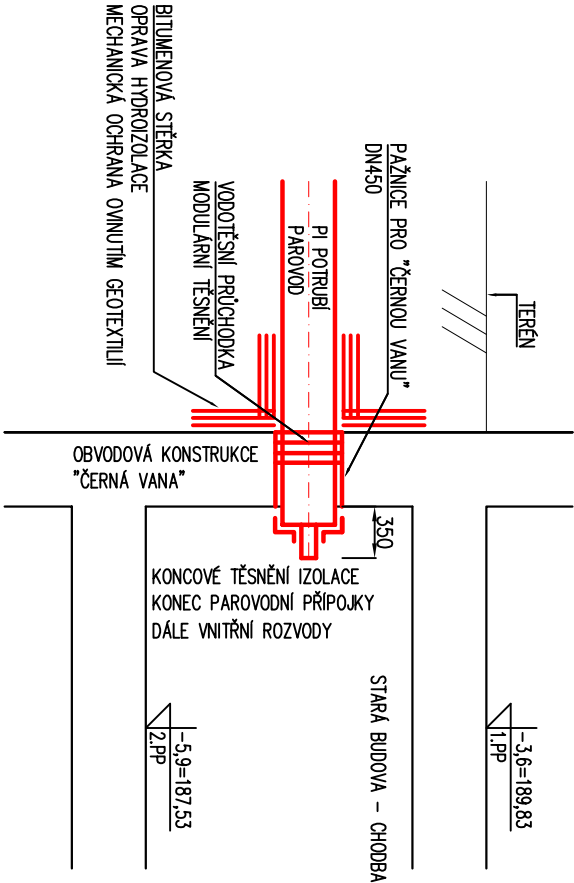


PODELNÝ ŘEZ POTRUBÍM KONDENZÁTU - PROSTUP DO ZÁSTAVBY

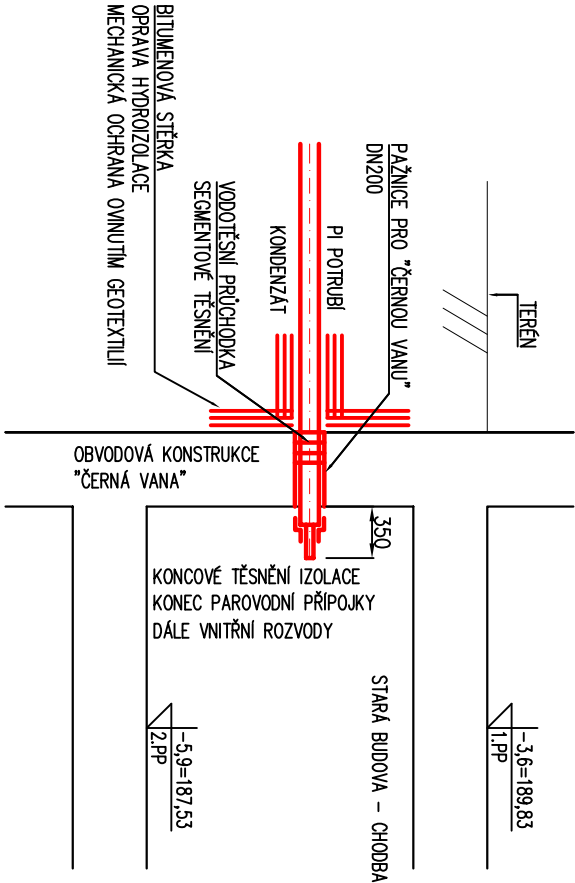


PŮDORYS PROSTUPU AREÁLOVÉHO TEPLOVODU
PROSTUP DO OBJEKTU ZÁSTAVBY

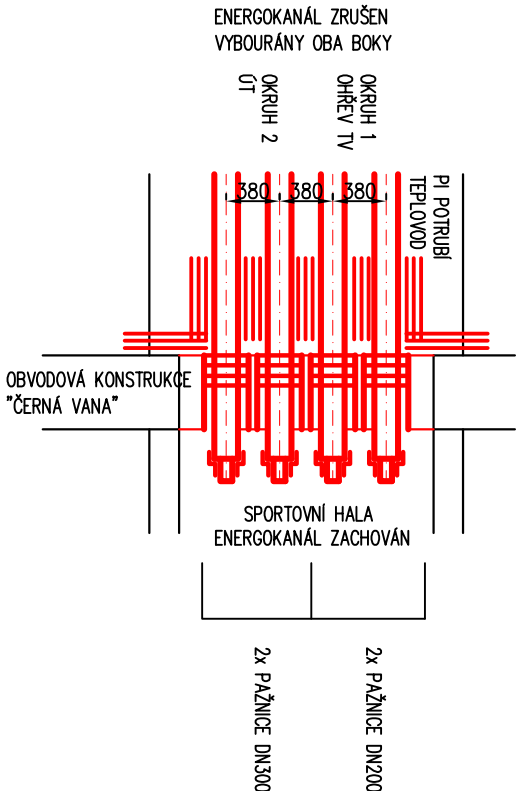

PODELNÝ ŘEZ POTRUBÍM AREÁLOVÉHO TEPLOVODU
PROSTUP DO ZÁSTAVBY

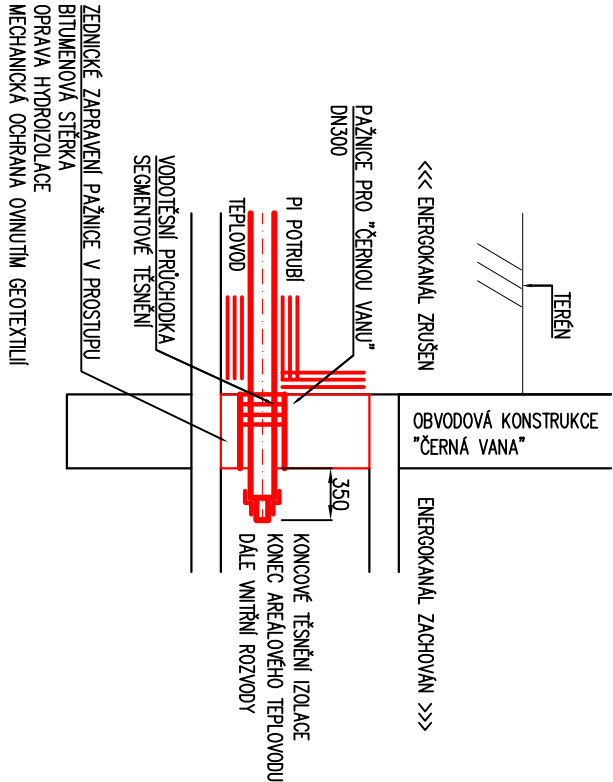

Pážnice pro "černou vanu".
Pážnice pro vstup stavební konstrukcí opatřených hydroizolací (pro "černou vanu").
Pážnice funguje na principu pevné a volné příruba, které zajišťují dokonale napojení na izolaci.

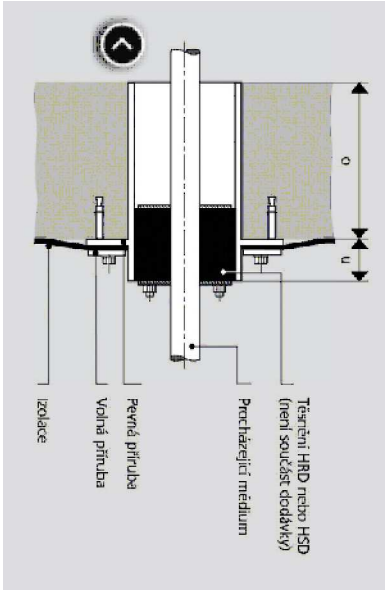

Investor:		Univerzita Jana Evangelisty Purkyně v Ústí nad Labem, Pasteurova 3544/1, Ústí nad Labem-centrum, 40001 Ústí nad Labem	
Místo stavby:		Univerzita Jana Evangelisty Purkyně v Ústí nad Labem k.n. Klíše(775053), p.č. 1278/2, 1284/1, 1284/2, 1284/6, 1286/2	
Zodp. projektant:		Ing. Jan Dinga	
Vyrabovat:		Ing. Pavel Šalanda	
Část:		TEPELNÉ ROZVODY	
Acce:		Zakázka číslo: 4348	
Obsah:		1. ETAPA - REKONSTRUKCE BUDOVY KATEDER PROSTUPY POTRUBÍ DO OBJEKTŮ	
Rekonstrukce budovy kateder a UJEP - Rekonstrukce auly a výstavního koridoru		Dátum: 05/2022	
		Revize: 00	
		Formát: A2	
		Měřítko: 1:50	
		Číslo výkresu: D.2.1.8	