




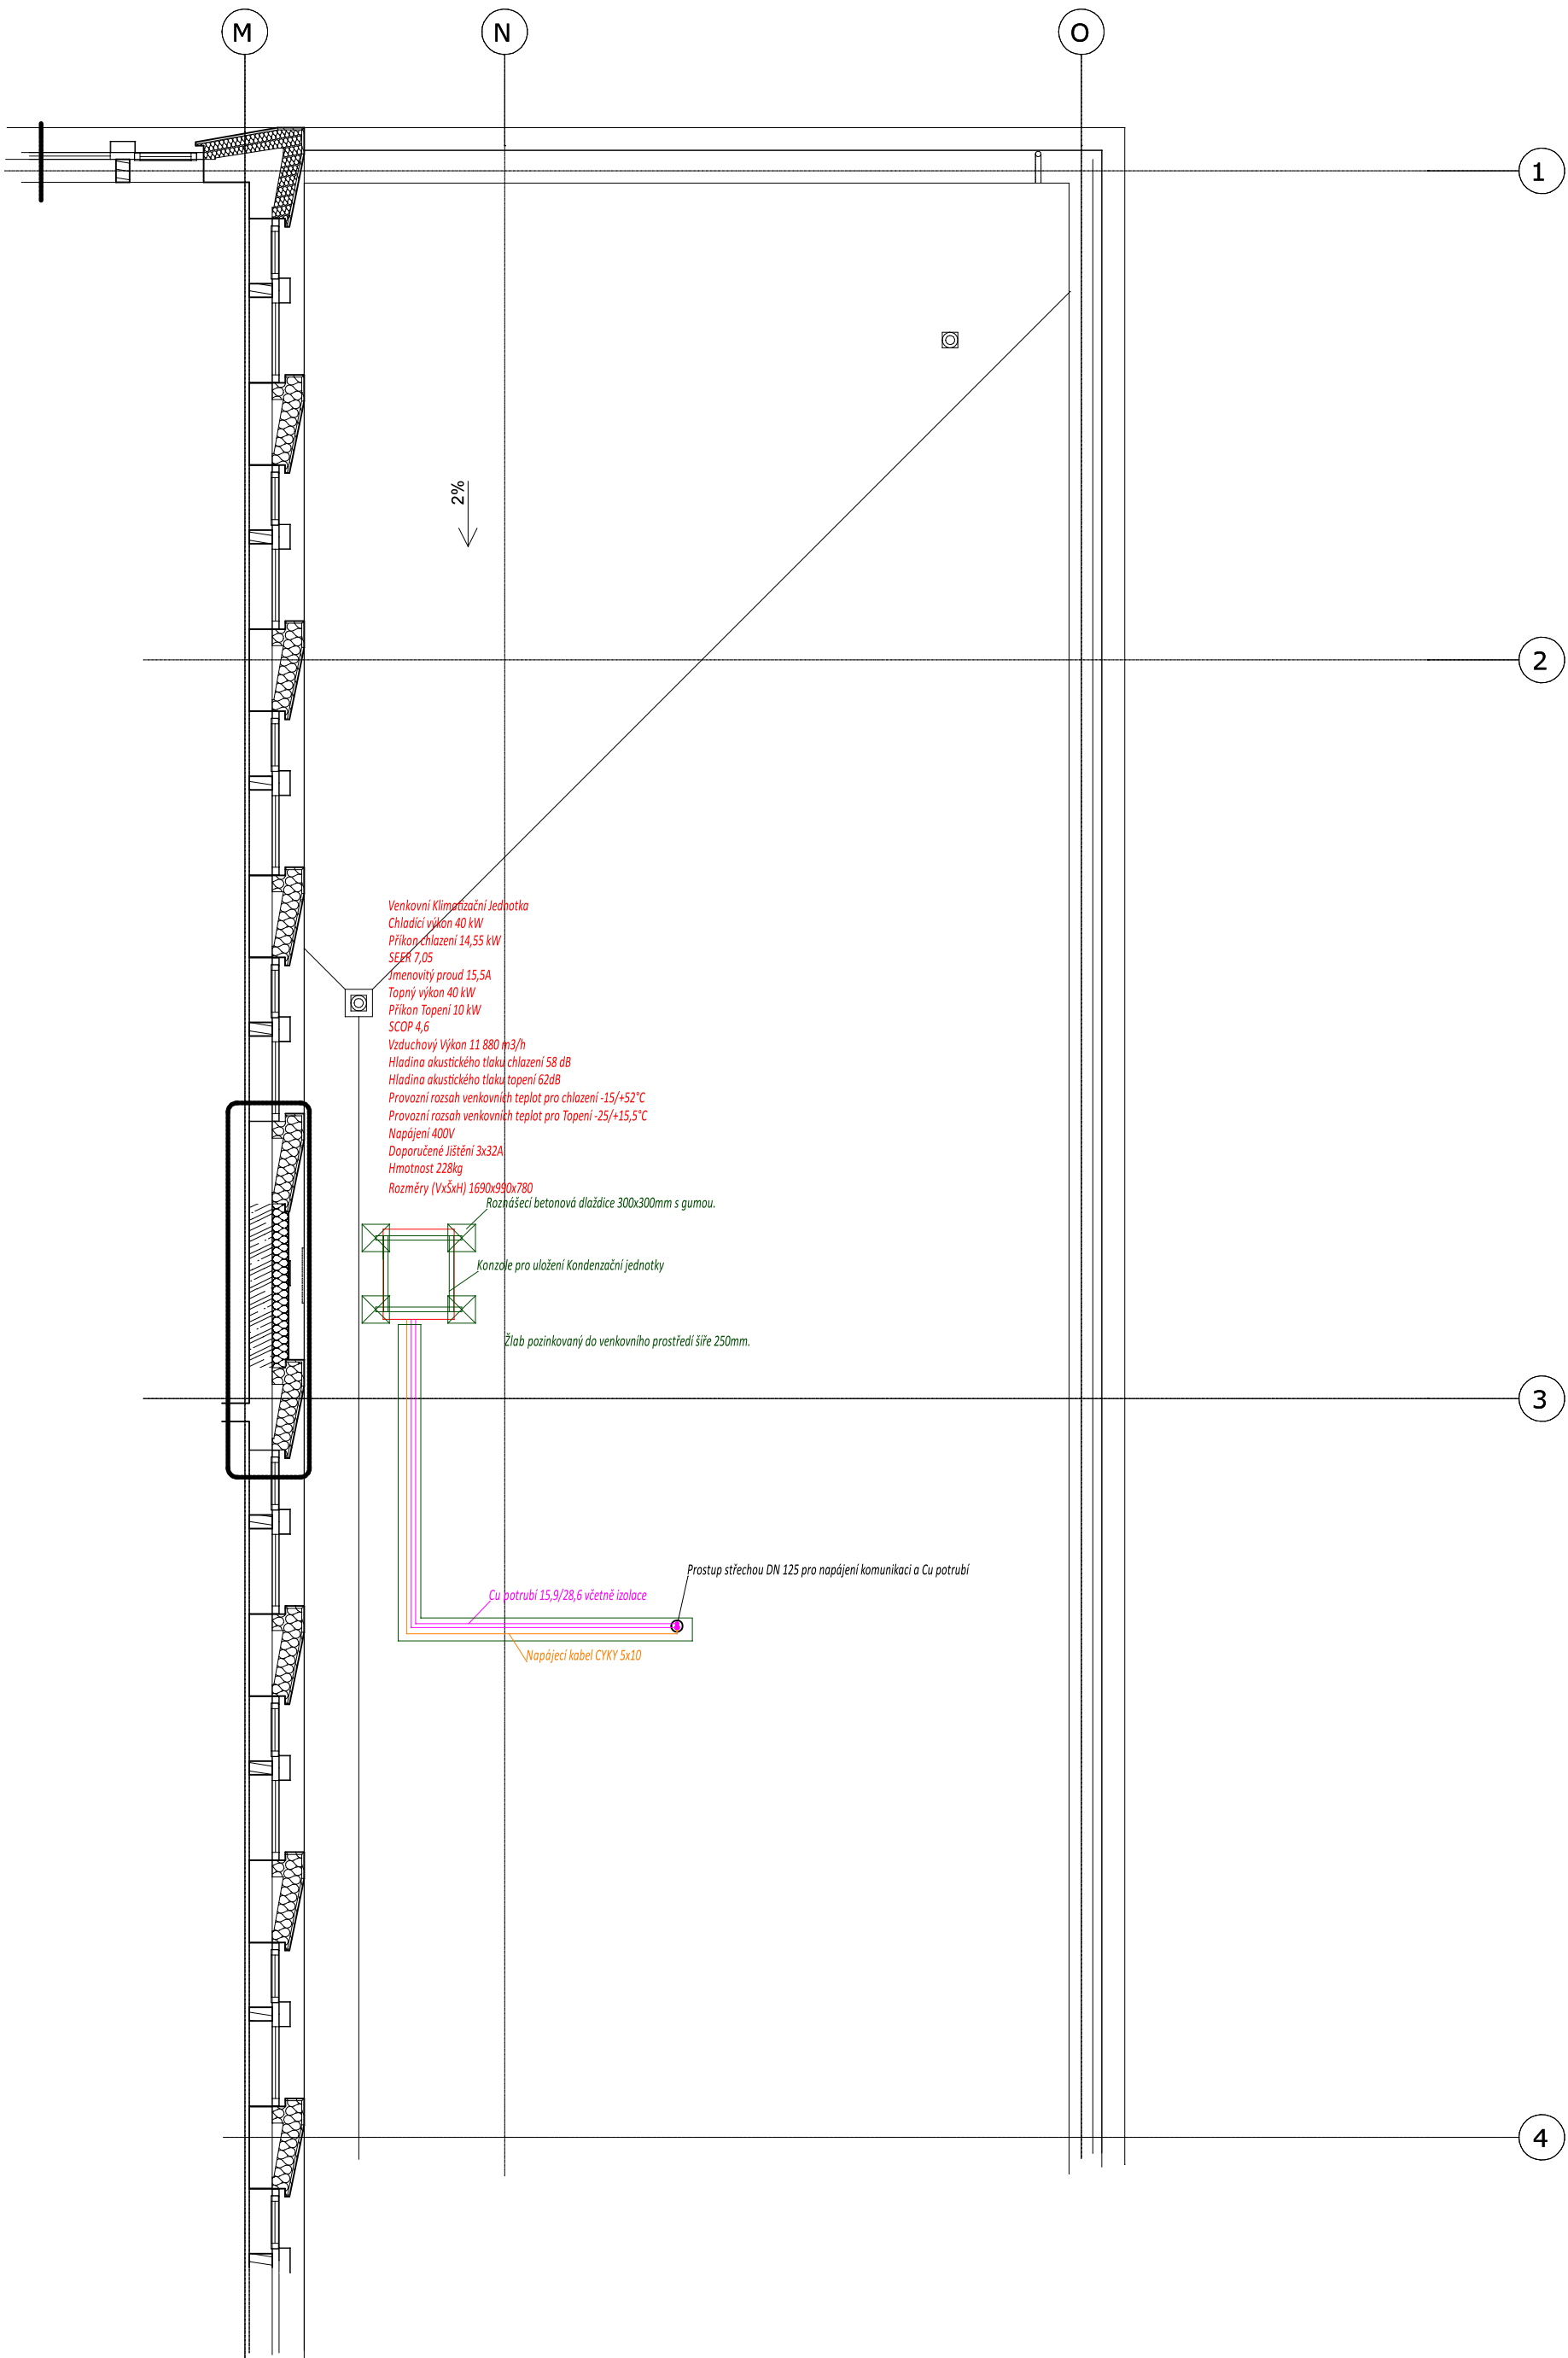

6.NP  
TERASA



Vypracoval: D. Knytl	Kontroloval: D. Knytl	Schválil: J. Hofmann	 ČLEN ČEZ ESCO	
				
Kraj: Ústecký	Obec: Ústí nad Labem	Stupeň projektu: PRO VÝBĚR ZHOTOVITELE		
Investor: Univerzita J. E. Purkyně v Ústí nad Labem Pasteurova 1, 400 96 Ústí nad Labem			Měřítko: 1:100	Paré Č.
Objednatel: Univerzita J. E. Purkyně v Ústí nad Labem Pasteurova 1, 400 96 Ústí nad Labem			Formát: A1	
Název akce: Univerzita J. E. Purkyně v Ústí nad Labem KAMPUS CPTO FŽP Doplnění klimatizace do 5.NP			Číslo výkresu: 00.3	
Část projektu: VZDUCHOTECHNIKA/CHLAZENÍ			Č. projektu: 018/2025	
Název výkresu: Půdorys rozvodu 6.NP KLIMATIZACE, ELEKTRO, STAVBA			Datum: 19.5.2025	
		Číslo revize: 02		