


1. PP

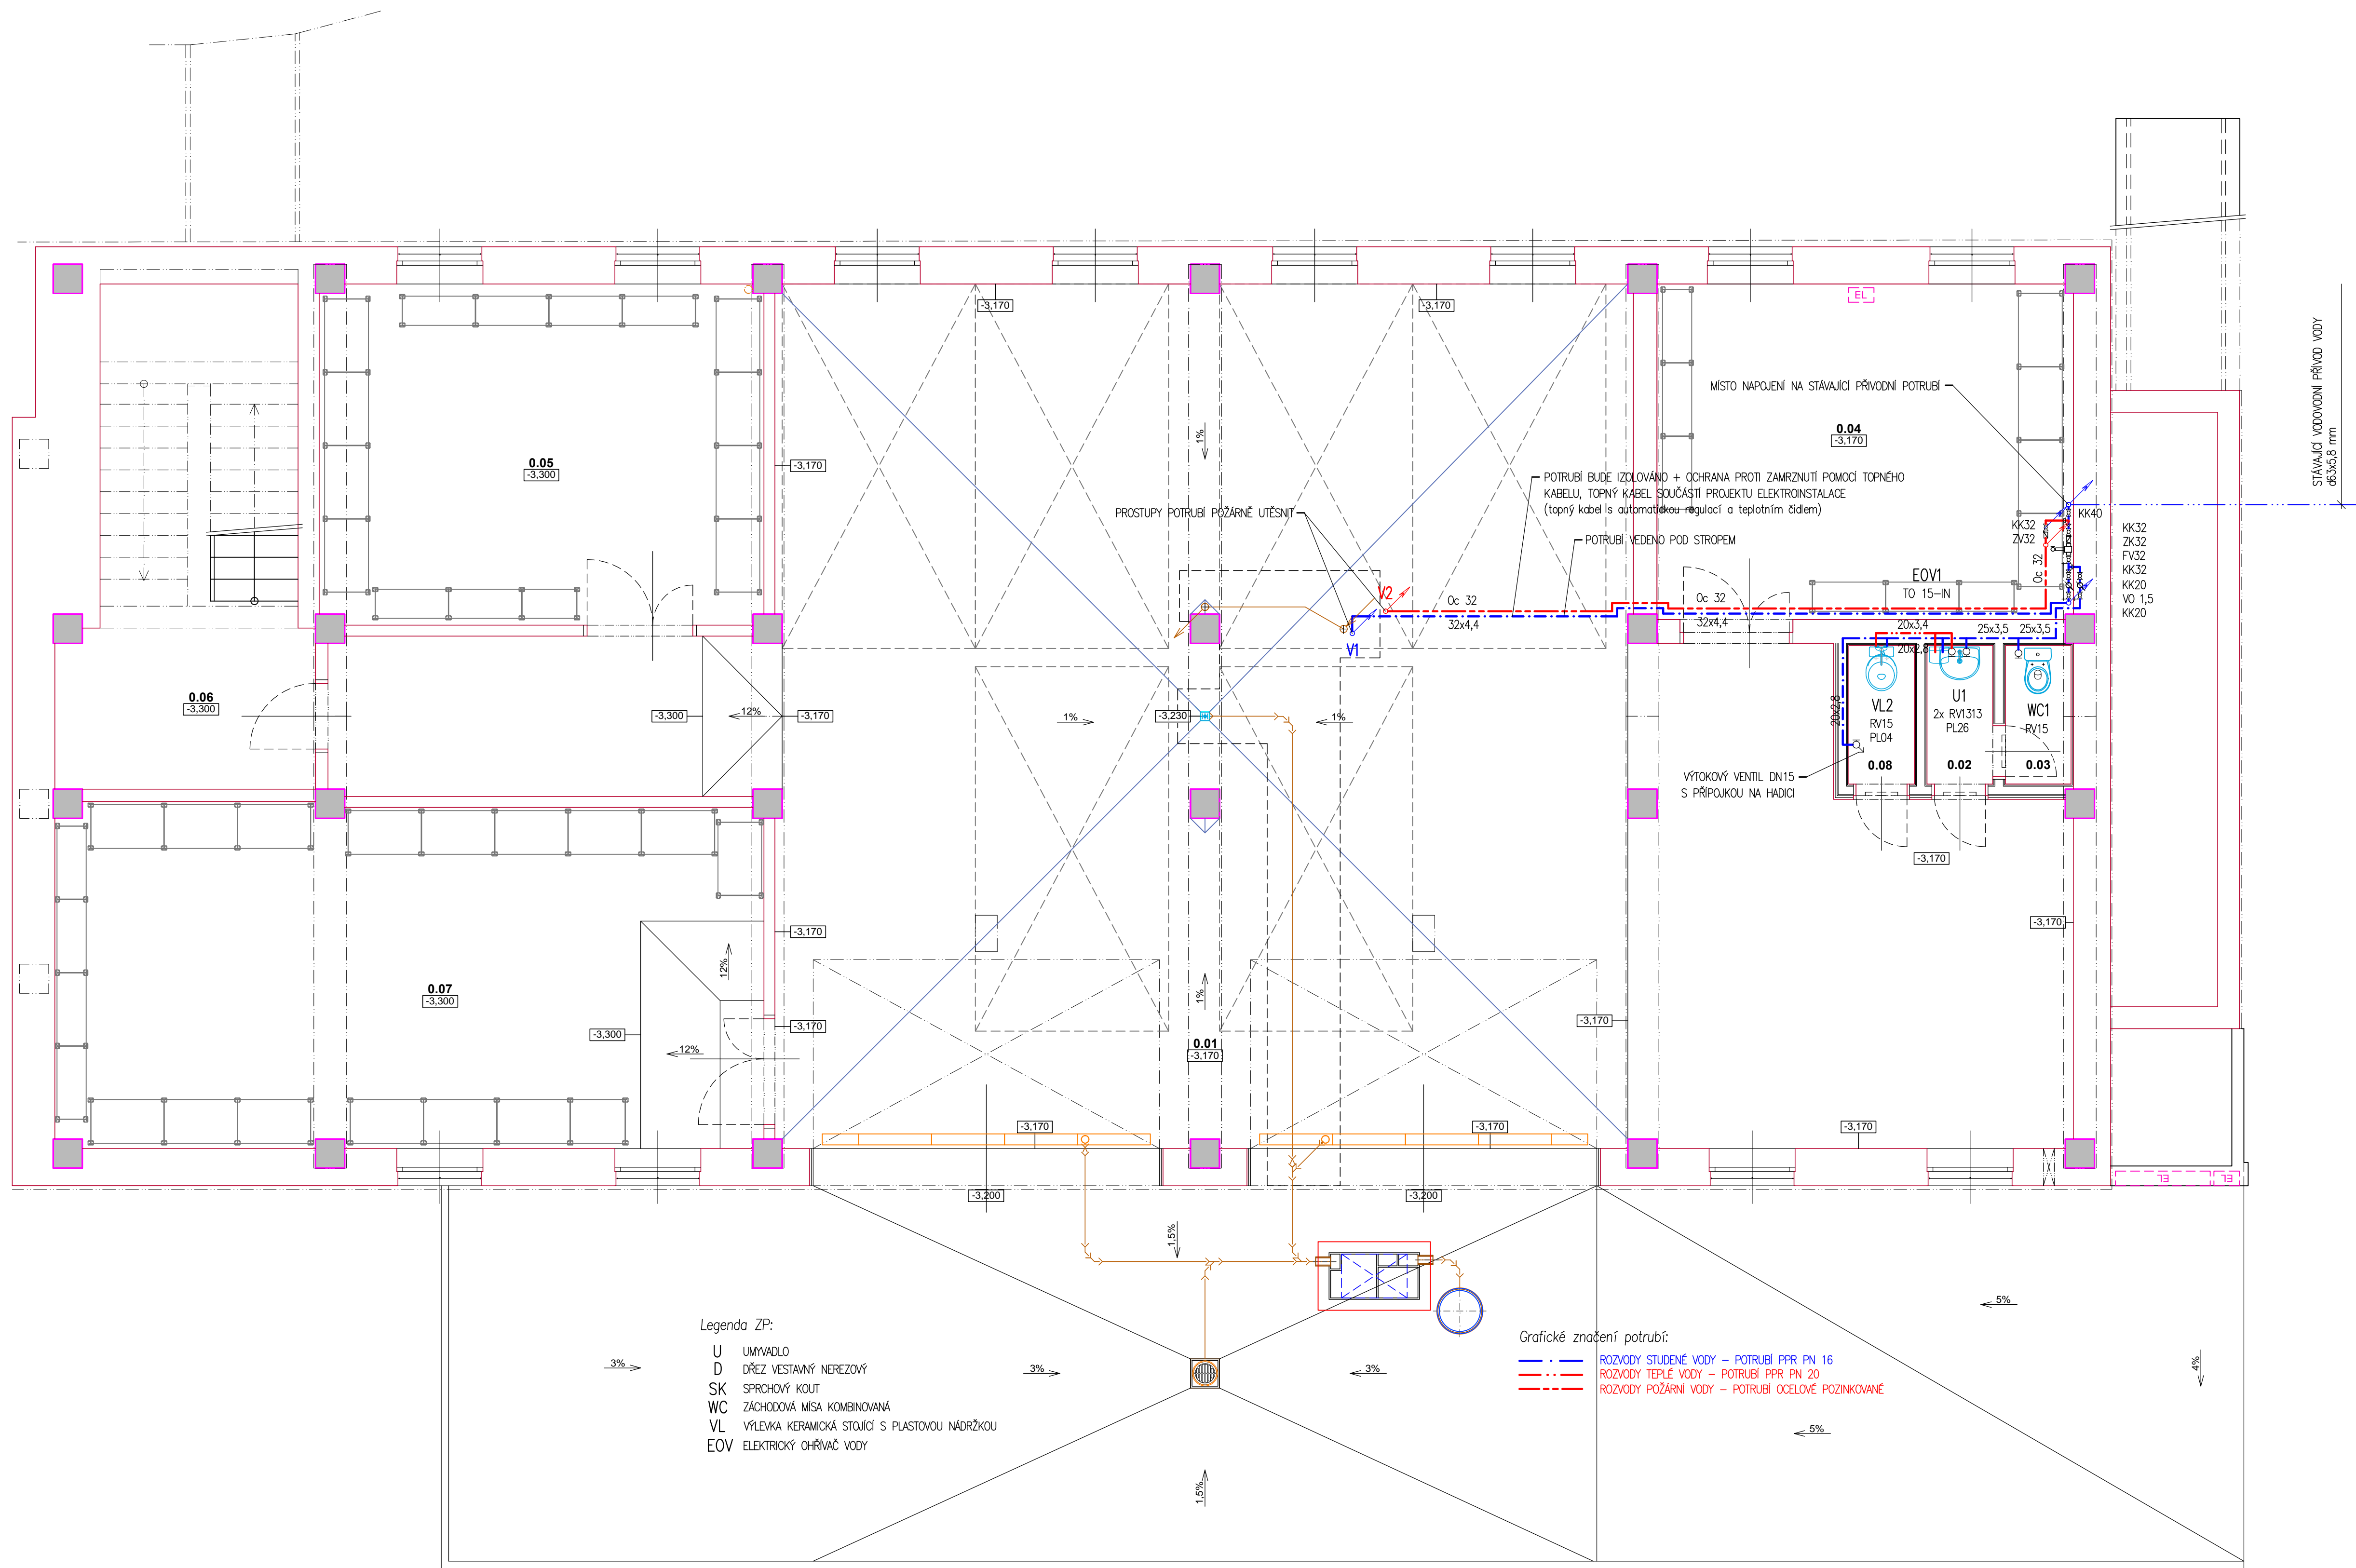

POZNÁMKA:

Číslo/Number	Změna/Revize	Datum/Date
...

± 0,000 = 174,21 m.n.m.

Projekt/Project: REALIZAČNÍ PROJEKTOVÁ DOKUMENTACE NA DEMOLICI A SANACI ČÁSTI BUDOVY T - 2017/0042			
Zpracovatel/koordinátor projektu: Correct BC, s.r.o. Elšísky Kránsnohorské 1339/15 Ústí nad Labem 400 01 tel.: +420 475 200 977 e-mail: dlouhy@correct-bc.cz		Zodpovědný projektant: Ing. Petr Dlouhý tel.: +420 602 191 690 e-mail: dlouhy@correct-bc.cz	
Projektant/dílčí část PD: Jiří Pokorný tel.: +420 777 832 853 e-mail: pokorny@projekte-pt.cz		Projektant/koordinátor: Jakub Filip tel.: +420 602 747 303 e-mail: filip@correct-bc.cz	
Výpracoval: Jiří Pokorný		Zodpovědný projektant: Ing. Petr Dlouhý	
Část PD: D.1.4 TECHNICKÁ PROSTŘEDÍ STAVEB D.1.4.1 ZDRAVOTNÉ TECHNICKÉ INSTALACE		Kontroloval: Ing. Petr Dlouhý	
Název výkresu: VNITŘNÍ VODOVOD PŮDORYS 1.PP			
Objednatel: Univerzita Jana Evangelisty Purkyně v Ústí nad Labem Pateurova 3544/1 400 01 Ústí nad Labem		Objekt: SO 02	Stupeň: DSP
		Formát: 8x44	Měřítko: 1:50
Číslo výkresu: D.1.4.1b - 02		Revize: REV 000	Datum: 10/2017