


PŮDORYS 1.NP – DEMONTÁŽE

M 1:50

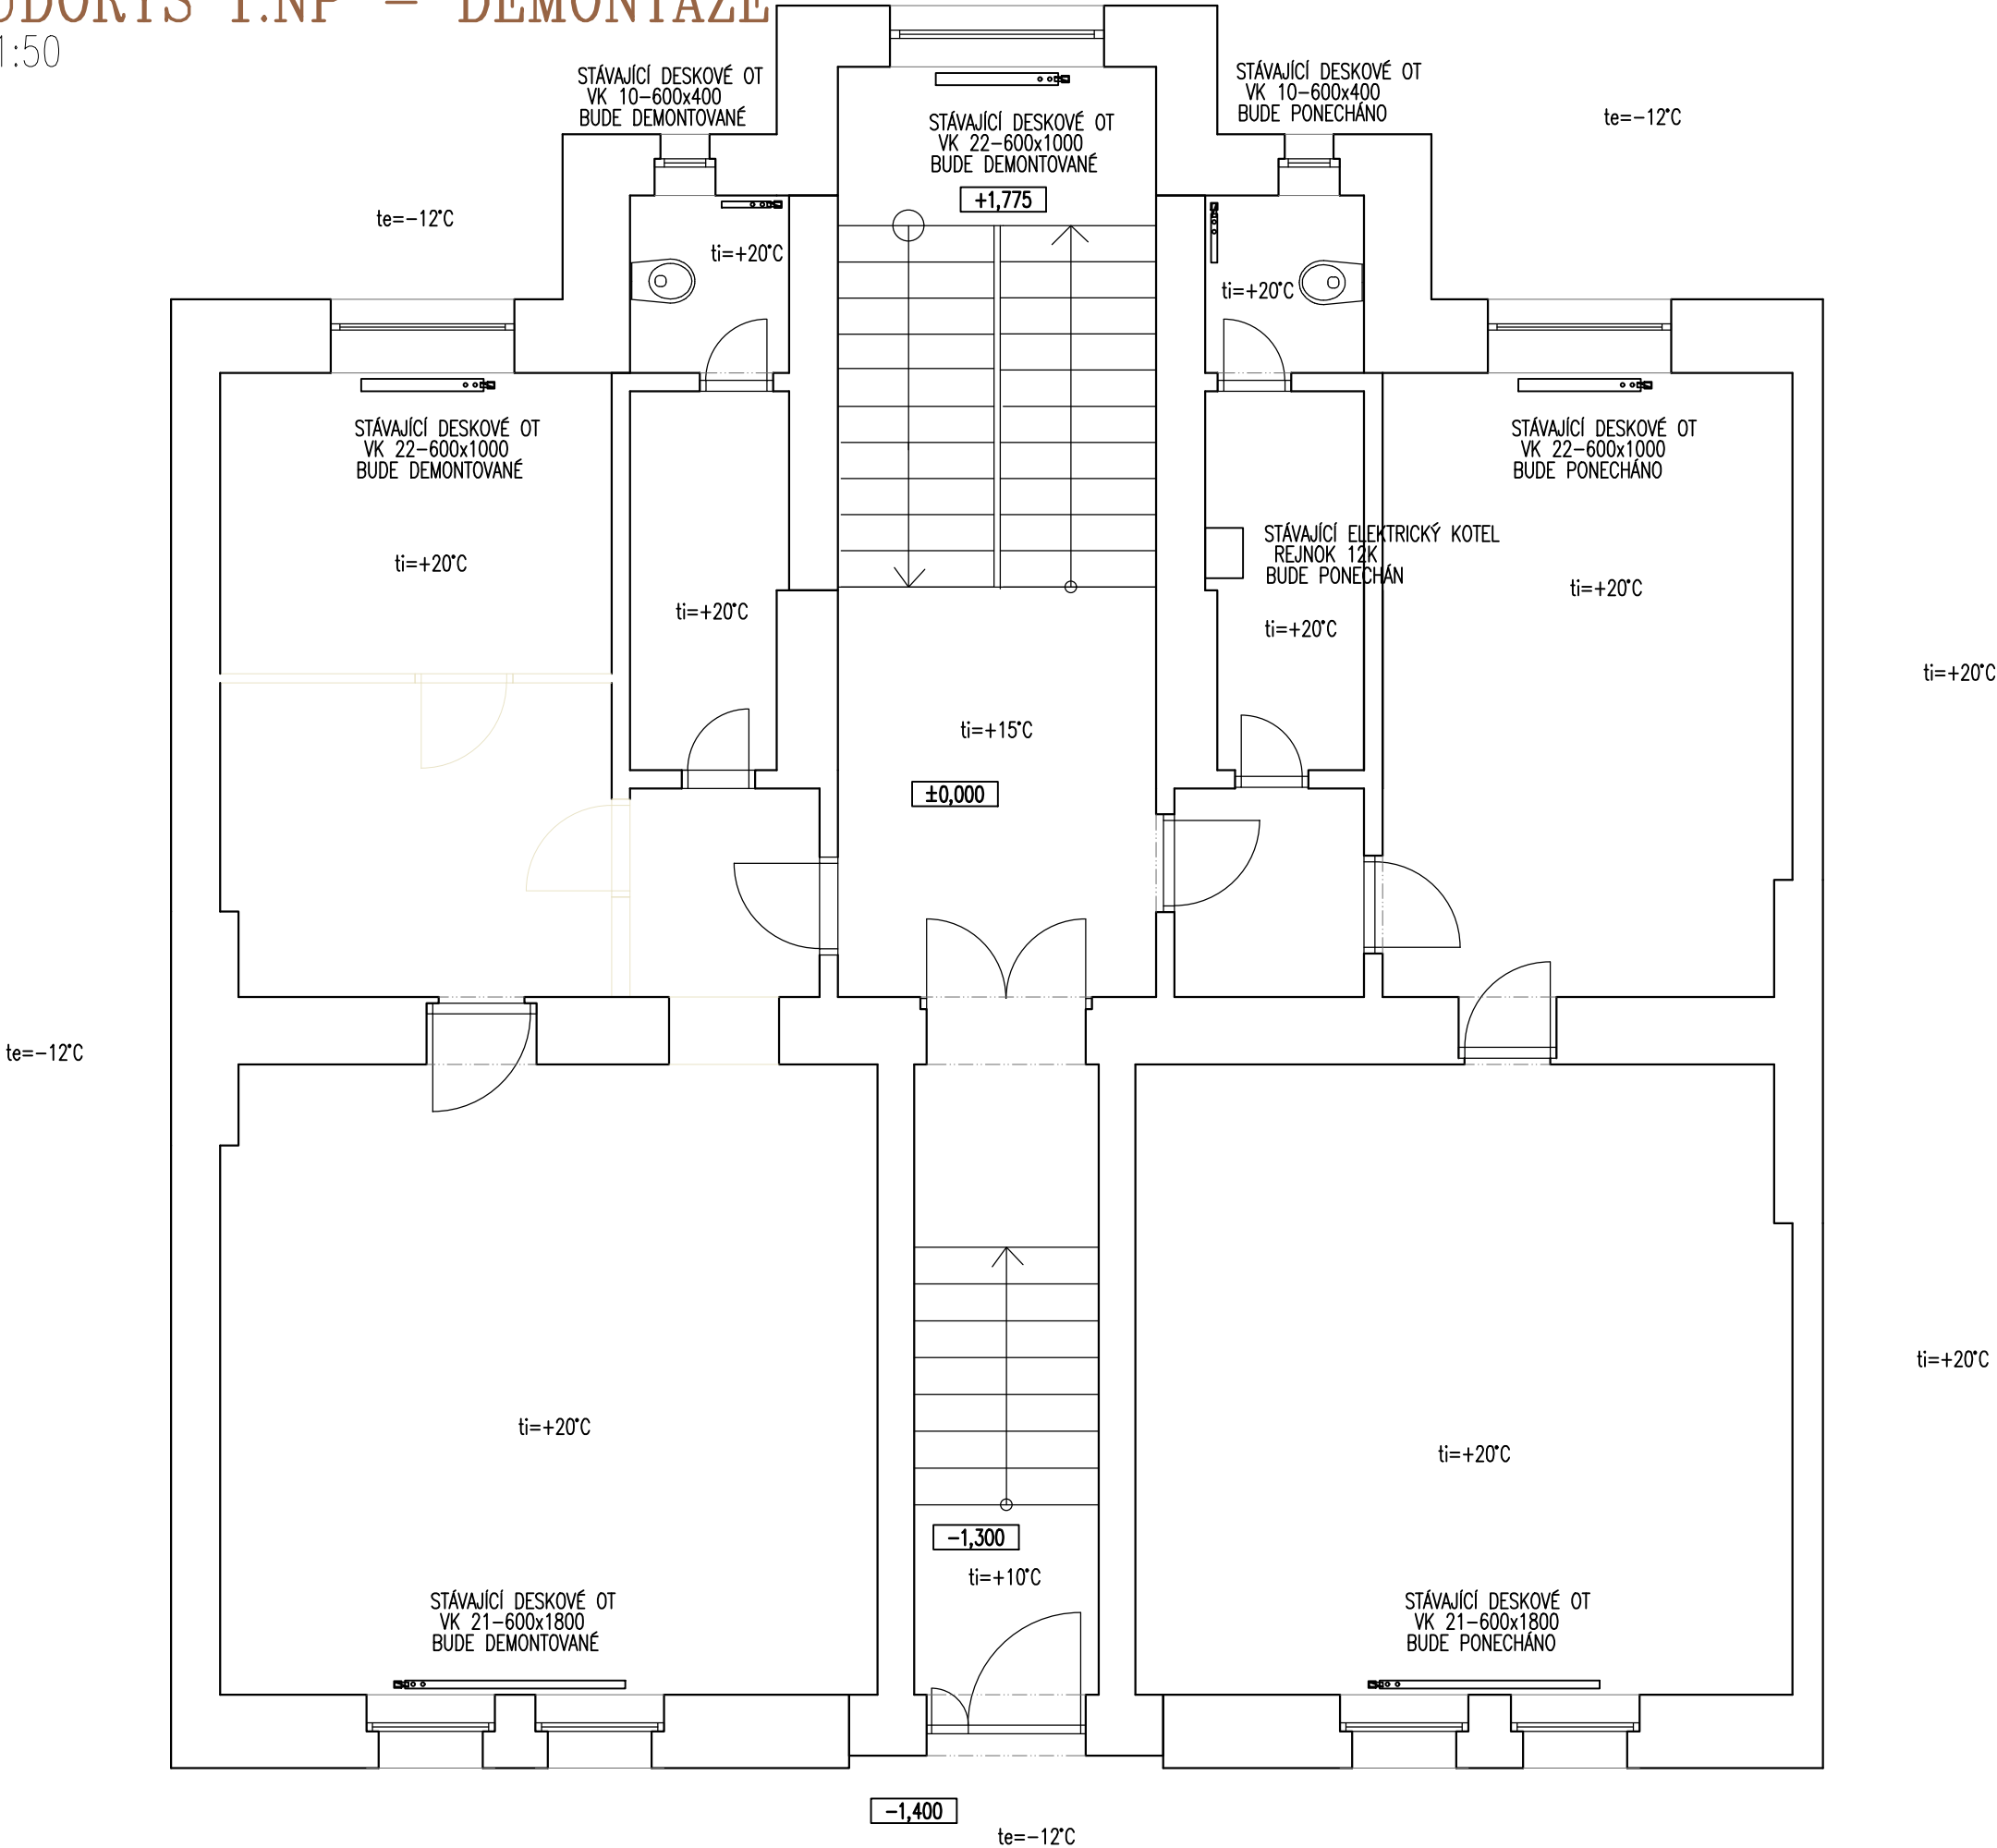

±0,000 = 399,64Bpv

název akce

DĚTSKÁ SKUPINA – změna užívání prostor v budově Křížská 1695/30

objednatel

Univerzita J.E. Purkyně v Ústí nad Labem
Pasteurova 1
400 96 Ústí nad Labem

zhotovitel

atelieravn
MASARYKOVA 106/129, 400 01 ÚSTÍ NAD LABEM
Tel./Fax.: 737 290 235, 475 601 888
E-mail: info@atelier-avn.eu

hlavní architekt

Ing.arch. Vladimír Novák, aut. architekt ČKA

vypracoval

Ing. Valdemar Hrotek, aut.technik ČKAIT

zodpovědný proj.

Ing. Valdemar Hrotek, aut.technik ČKAIT

oddíl dok.

D.1.4.a. ZAŘÍZENÍ PRO VYTÁPĚNÍ

výkres

PŮDORYS 1.NP - DEMONTÁŽE

měřítko

1: 58

zakázkové číslo

3021-23/Ba

datum

04/2024

stupeň

DPS

číslo výkresu

HU-07/r0