


PŮDORYS 2.NP – DEMONTÁŽE

M 1:50

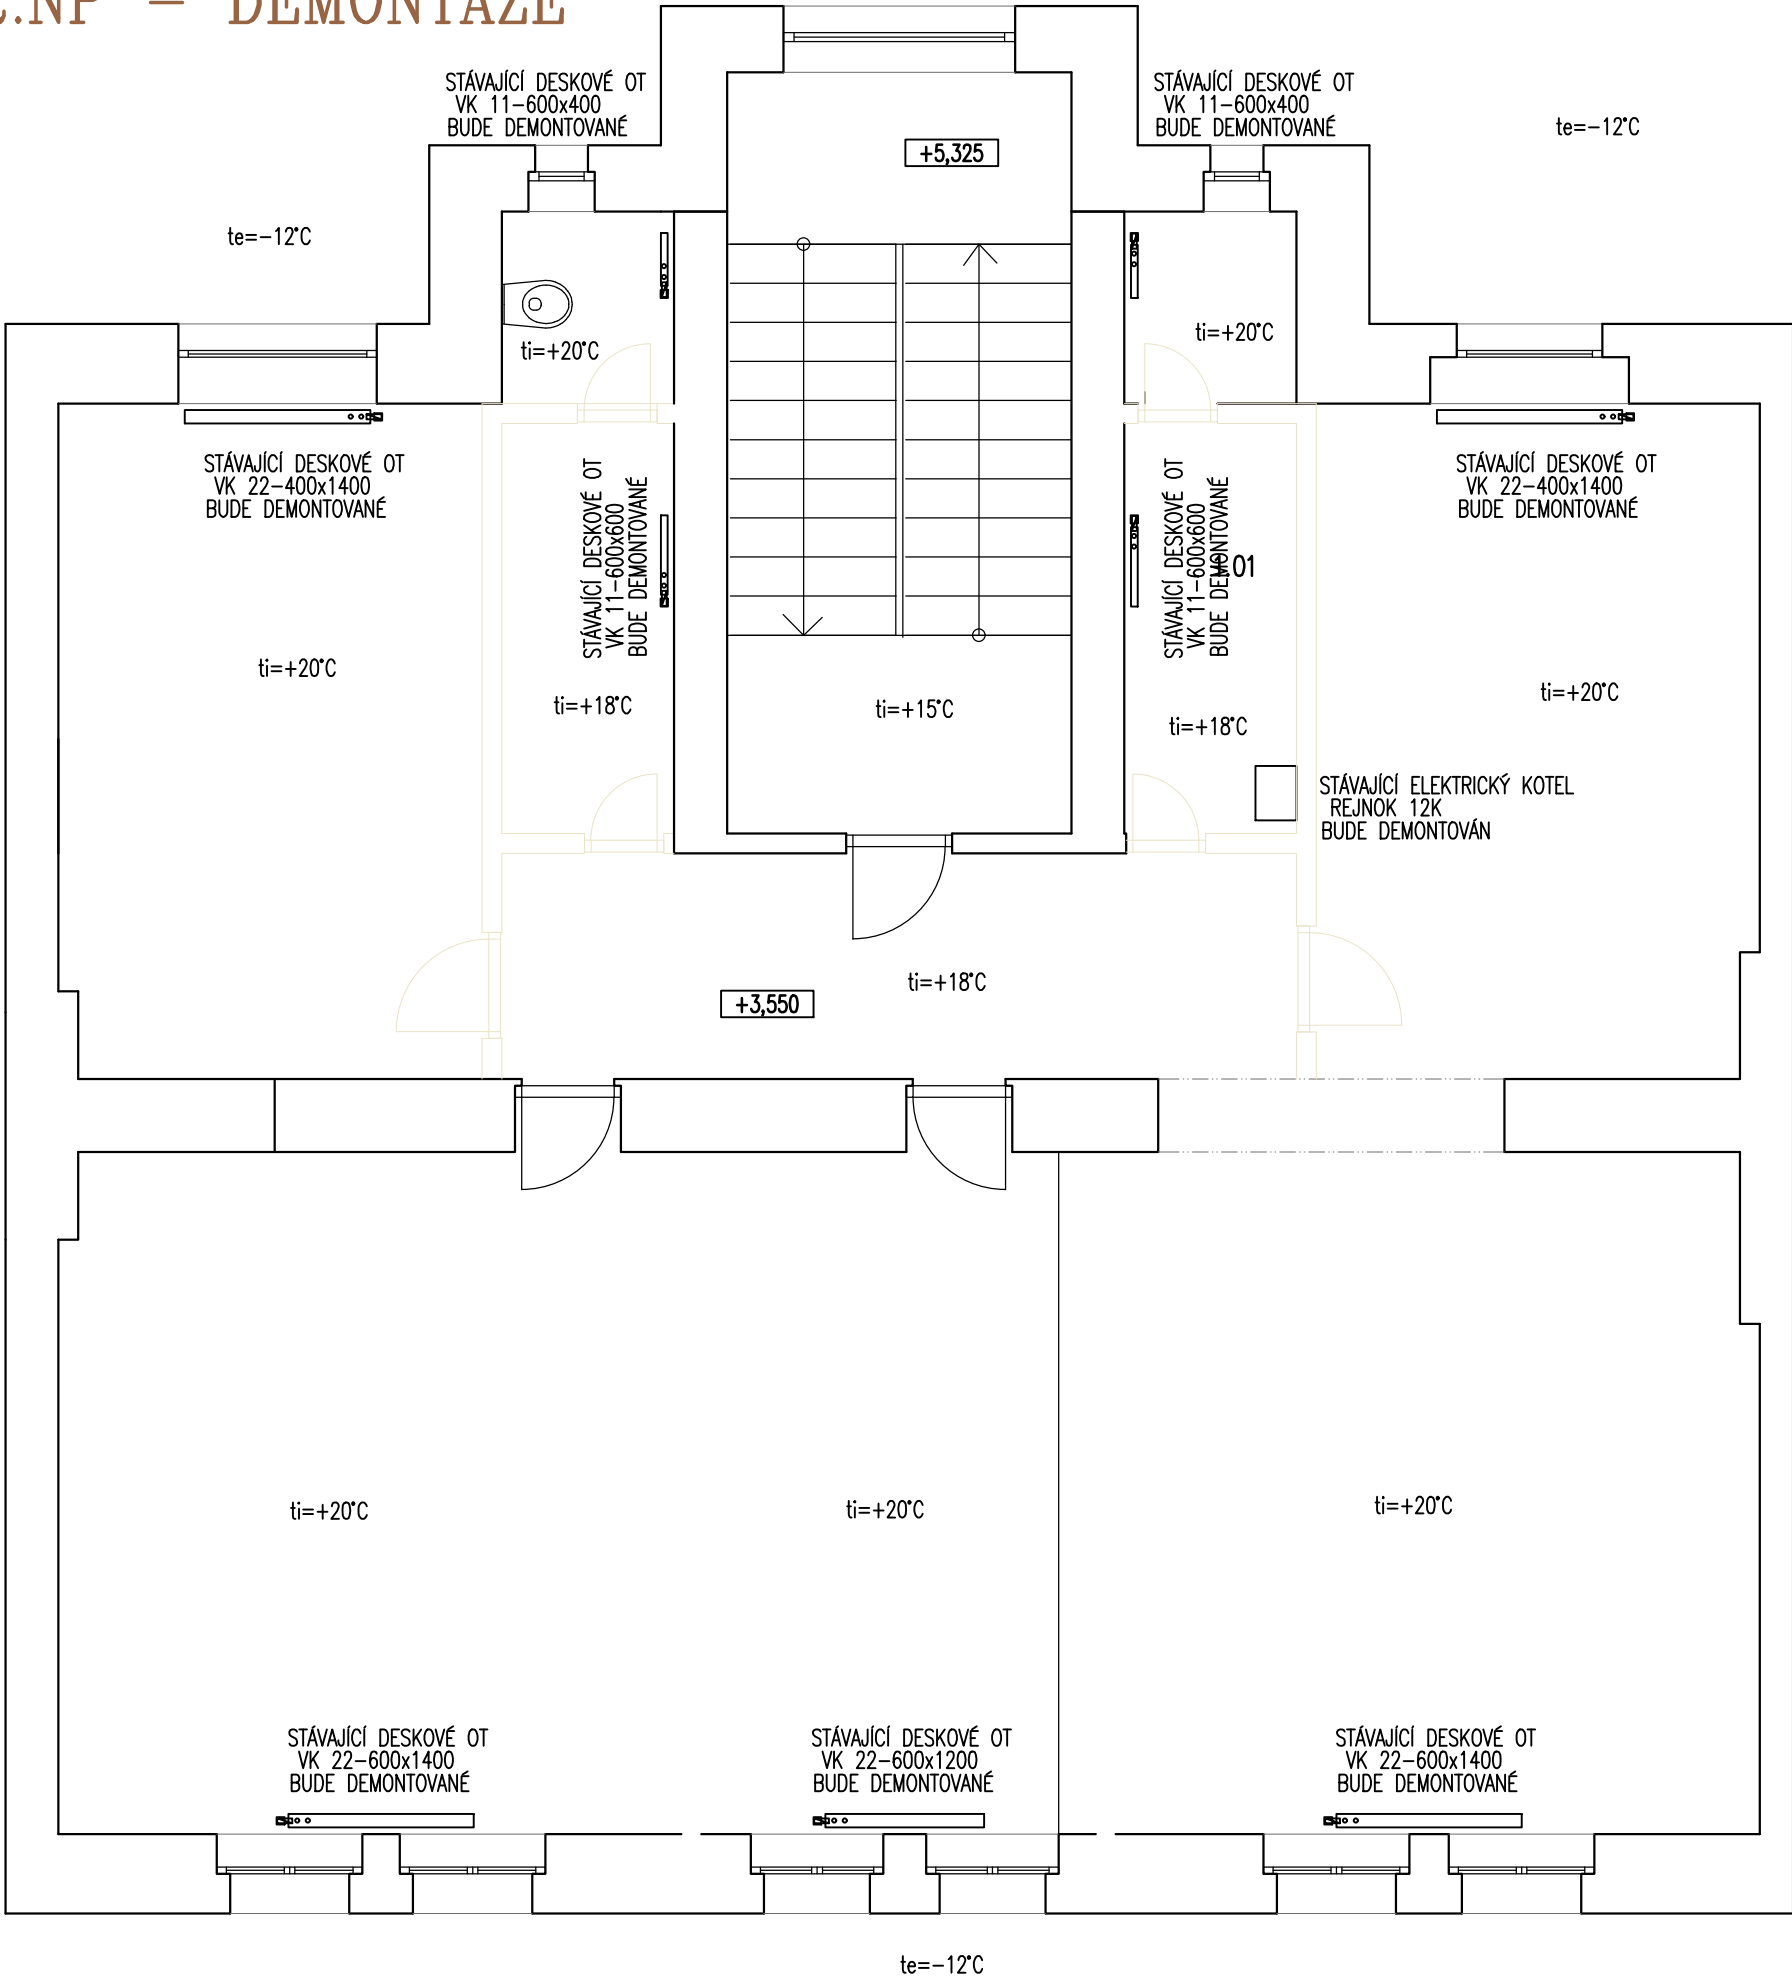

±0,000 = 399,64Bpv

název akce **DĚTSKÁ SKUPINA – změna užívání prostor v budově Křížská 1695/30**

objednatel Univerzita J.E. Purkyně v Ústí nad Labem
Pasteurova 1
400 96 Ústí nad Labem

zhotovitel **atelieravn**
MASARYKOVA 106/129, 400 01 ÚSTÍ NAD LABEM
Tel./Fax.: 737 290 235, 475 601 888
E-mail: info@atelier-avn.eu

hlavní architekt Ing.arch. Vladimír Novák, aut. architekt ČKA

vypracoval Ing. Valdemar Hrotek, aut.technik ČKAIT

zodpovědný proj. Ing. Valdemar Hrotek, aut.technik ČKAIT

oddíl dok. **D.1.4.a. ZAŘÍZENÍ PRO VYTÁPĚNÍ**

výkres **PŮDORYS 2.NP - DEMONTÁŽE**

měřítko 1:58 stupeň DPS

zakázkové číslo 3021-23/Ba číslo výkresu **HU-08/r0**

datum 04/2024