


LEGENDA

- STUŽENÁ PITNÁ VODA – POTRUBÍ PP-RCT VČERŠTIVÉ
- SVAR POLYFÓZE – NAŘ. WAIN BASALT NEBO STAB
- STUŽENÁ PITNÁ VODA – DOČASNÁ TRASA
- SVAR POLYFÓZE – PPR PN 10
- STUŽENÁ PITNÁ VODA – POTRUBÍ Z UŠLECHTILÉ OCELI
- SPOUJENÉ USOVÁNÍ – PRO PITNOU VODU – NAŘ. WEGA SANPRESS
- ROZVOD STUŽENÉ VODY – POŽARNÍ – POTRUBÍ Z UŠLECHTILÉ OCELI
- SPOUJENÉ USOVÁNÍ – PRO POŽARNÍ VODU – NAŘ. WEGA TEMPONOX
- STUŽENÁ PITNÁ VODA – POTRUBÍ PP-RCT VČERŠTIVÉ
- SVAR POLYFÓZE – NAŘ. WAIN BASALT NEBO STAB
- TEPLÁ PITNÁ VODA PRO OKRUŽAD – POTRUBÍ PP-RCT VČERŠTIVÉ
- SVAR POLYFÓZE – NAŘ. WAIN BASALT NEBO STAB
- STUŽENÁ PITNÁ VODA – STÁVAJÍCÍ POTRUBÍ
- PITNÁ VODA – STÁVAJÍCÍ POTRUBÍ – ZRUŠENÁ ČÁST
- STUŽENÁ VODA – STÁVAJÍCÍ POŽARNÍ ROZVOD
- STUŽENÁ VODA – STÁVAJÍCÍ POŽARNÍ ROZVOD – ZRUŠENÁ ČÁST
- TEPLÁ PITNÁ VODA – STÁVAJÍCÍ POTRUBÍ
- TEPLÁ PITNÁ VODA – STÁVAJÍCÍ POTRUBÍ – ZRUŠENÁ ČÁST
- TEPLÁ PITNÁ VODA PRO OKRUŽAD – STÁVAJÍCÍ POTRUBÍ
- TEPLÁ PITNÁ VODA PRO OKRUŽAD – STÁVAJÍCÍ POTRUBÍ – ZRUŠENÁ ČÁST
- STOUPACÍ POTRUBÍ STUŽENÉ PITNÉ VODY
- STOUPACÍ POTRUBÍ TEPLÉ PITNÉ VODY PRO OKRUŽAD
- STOUPACÍ POTRUBÍ STUŽENÉ VODY K POŽARNÍM HYDRANTŮM

S
T
C
SH

AXONOMETRIE VEDENÍ Z K1 DO K2

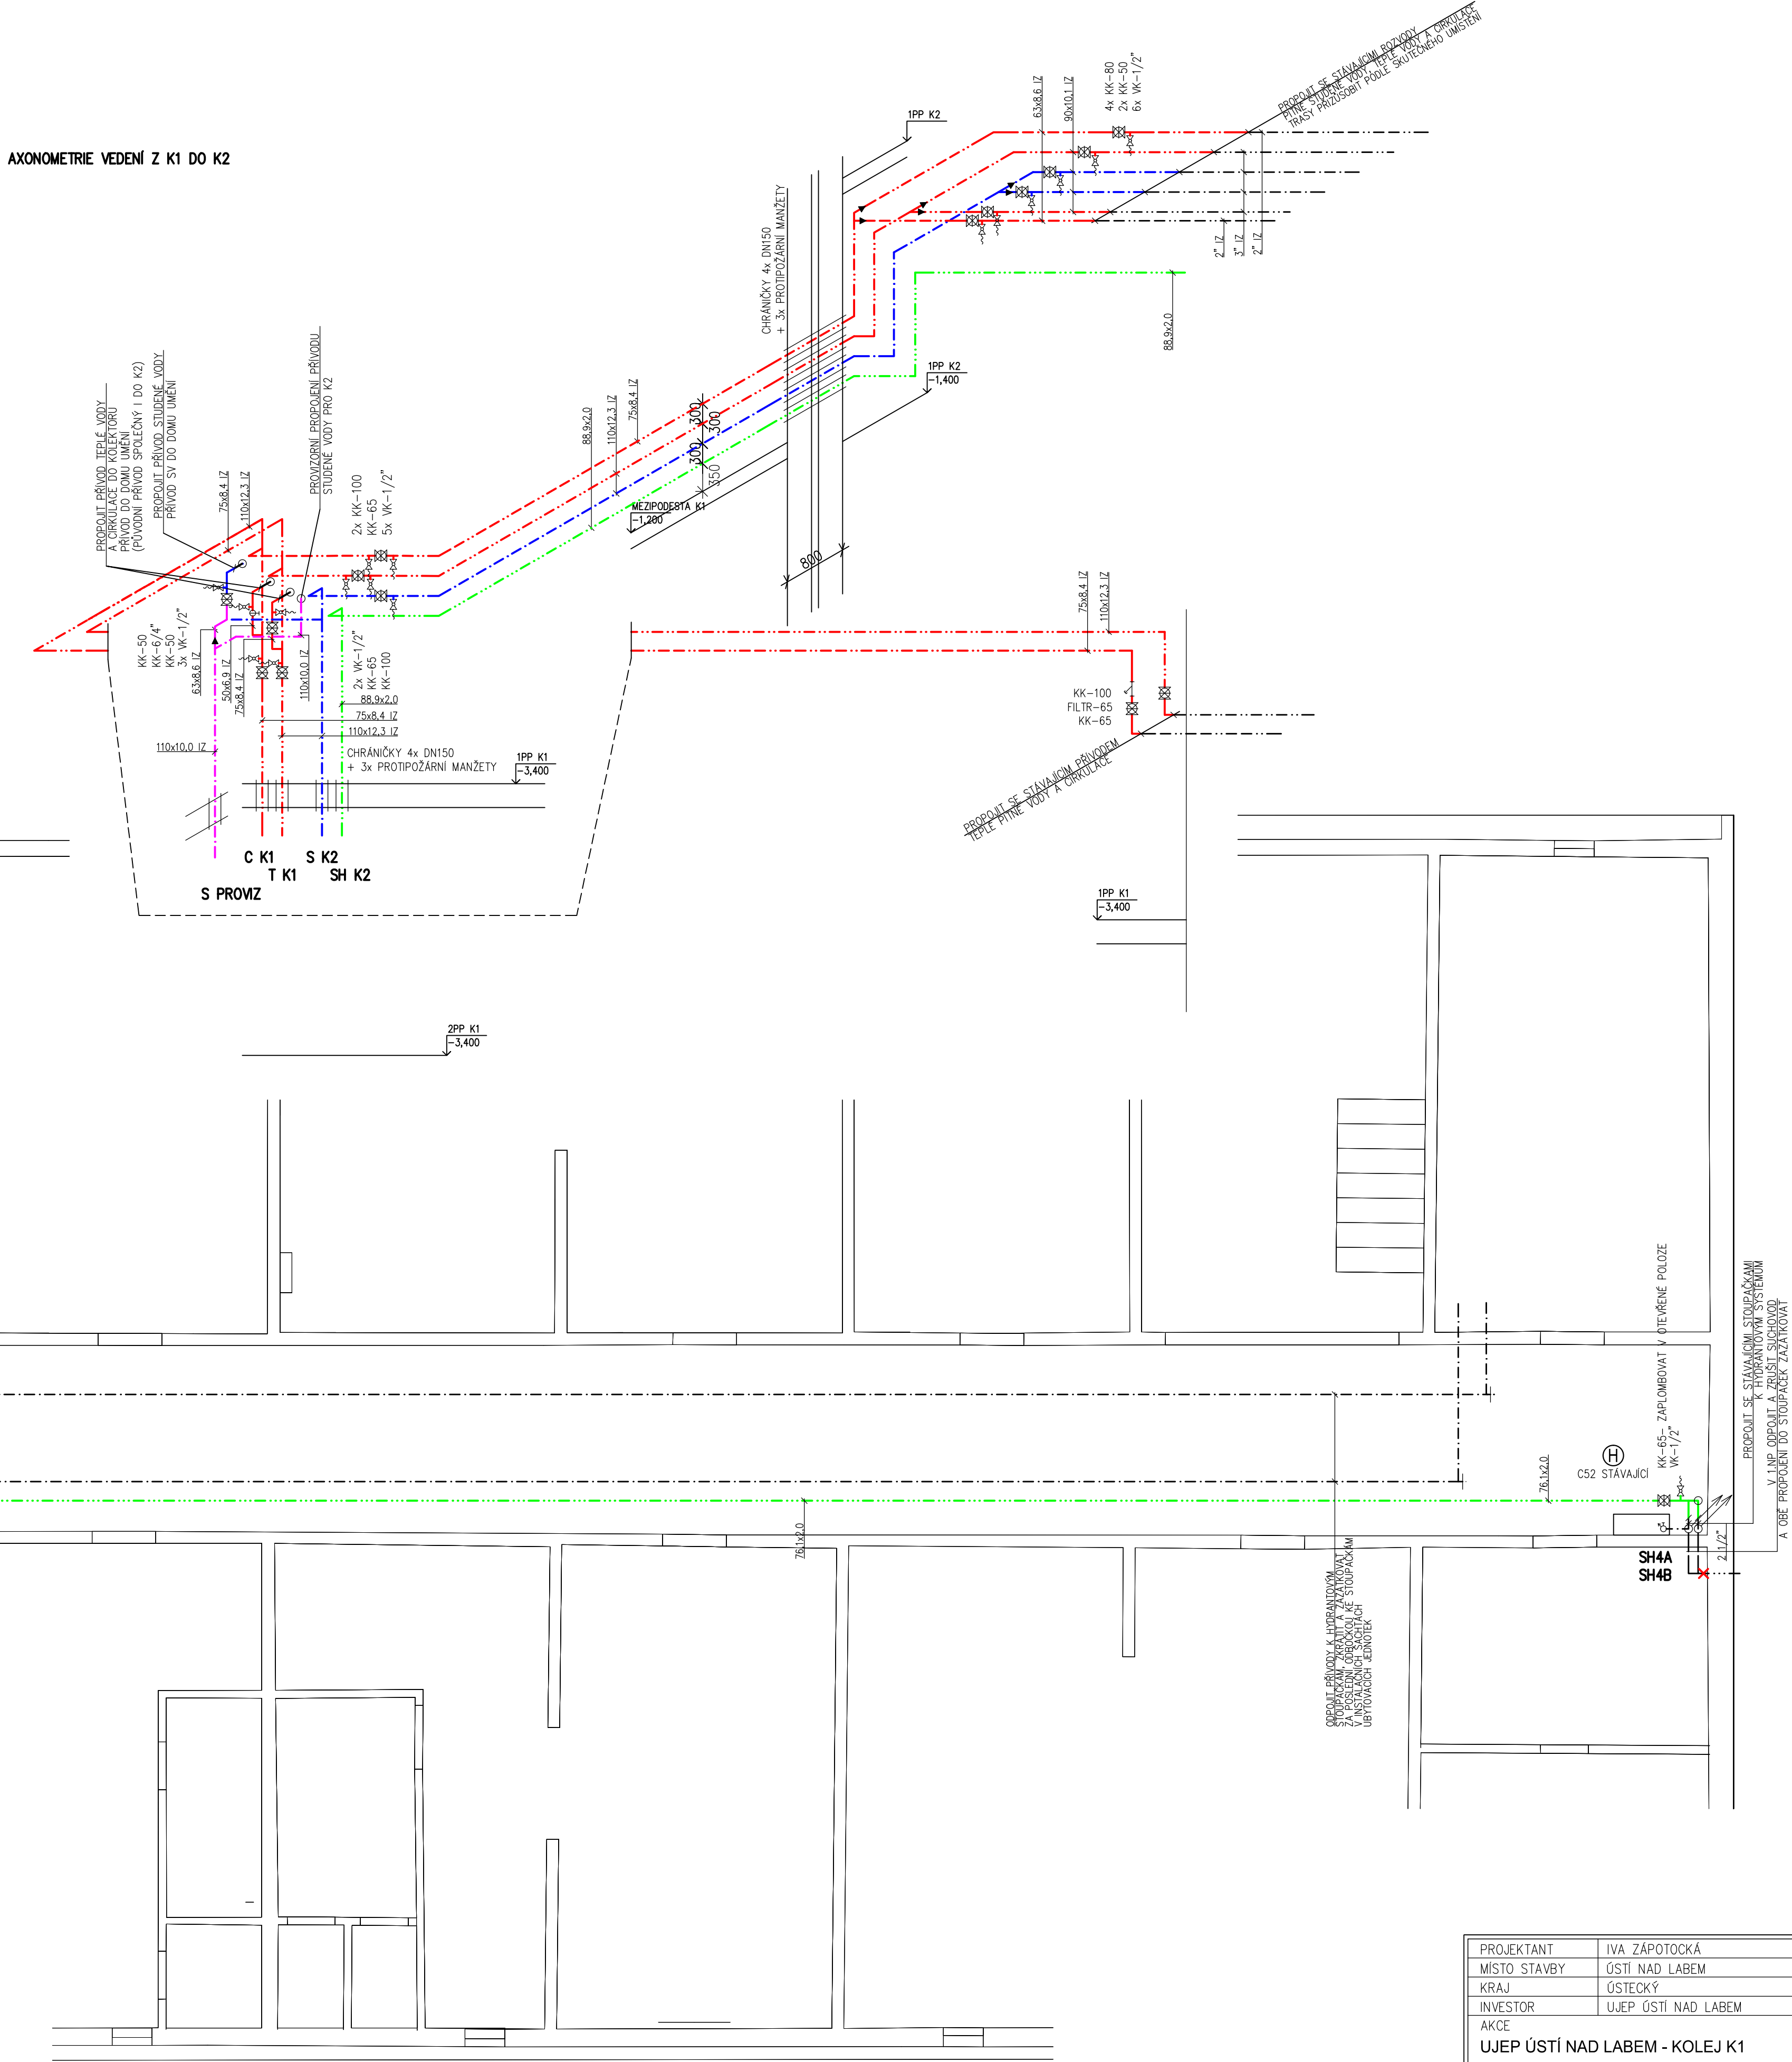

PROJEKTANT	I.VA ZAPOTOČKÁ	Ivo Zšpotocký
MÍSTO STAVBY	ÚSTÍ NAD LABEM	PROJEKTOVÉ PRÁCE
KRAJ	OSTECKÝ	Ryjské 250, 403 31 Ústí n. L.
INVESTOR	UJEP ÚSTÍ NAD LABEM	tel. 604 965 685
AKCE	UJEP ÚSTÍ NAD LABEM - KOLEJ K1	IČO 164 385 15
STUPEŇ	REKONSTRUKCE HLAVNÍCH ROZVODŮ VODY	DATUM 5/2025
PŘÍLOHA	PŮDORYS 1.PP KOLEJ - K1 + K2	STUPEŇ RDS
		MĚŘÍTKO 1:50
		ČÍSLO VÝKRESU Z - 5

